



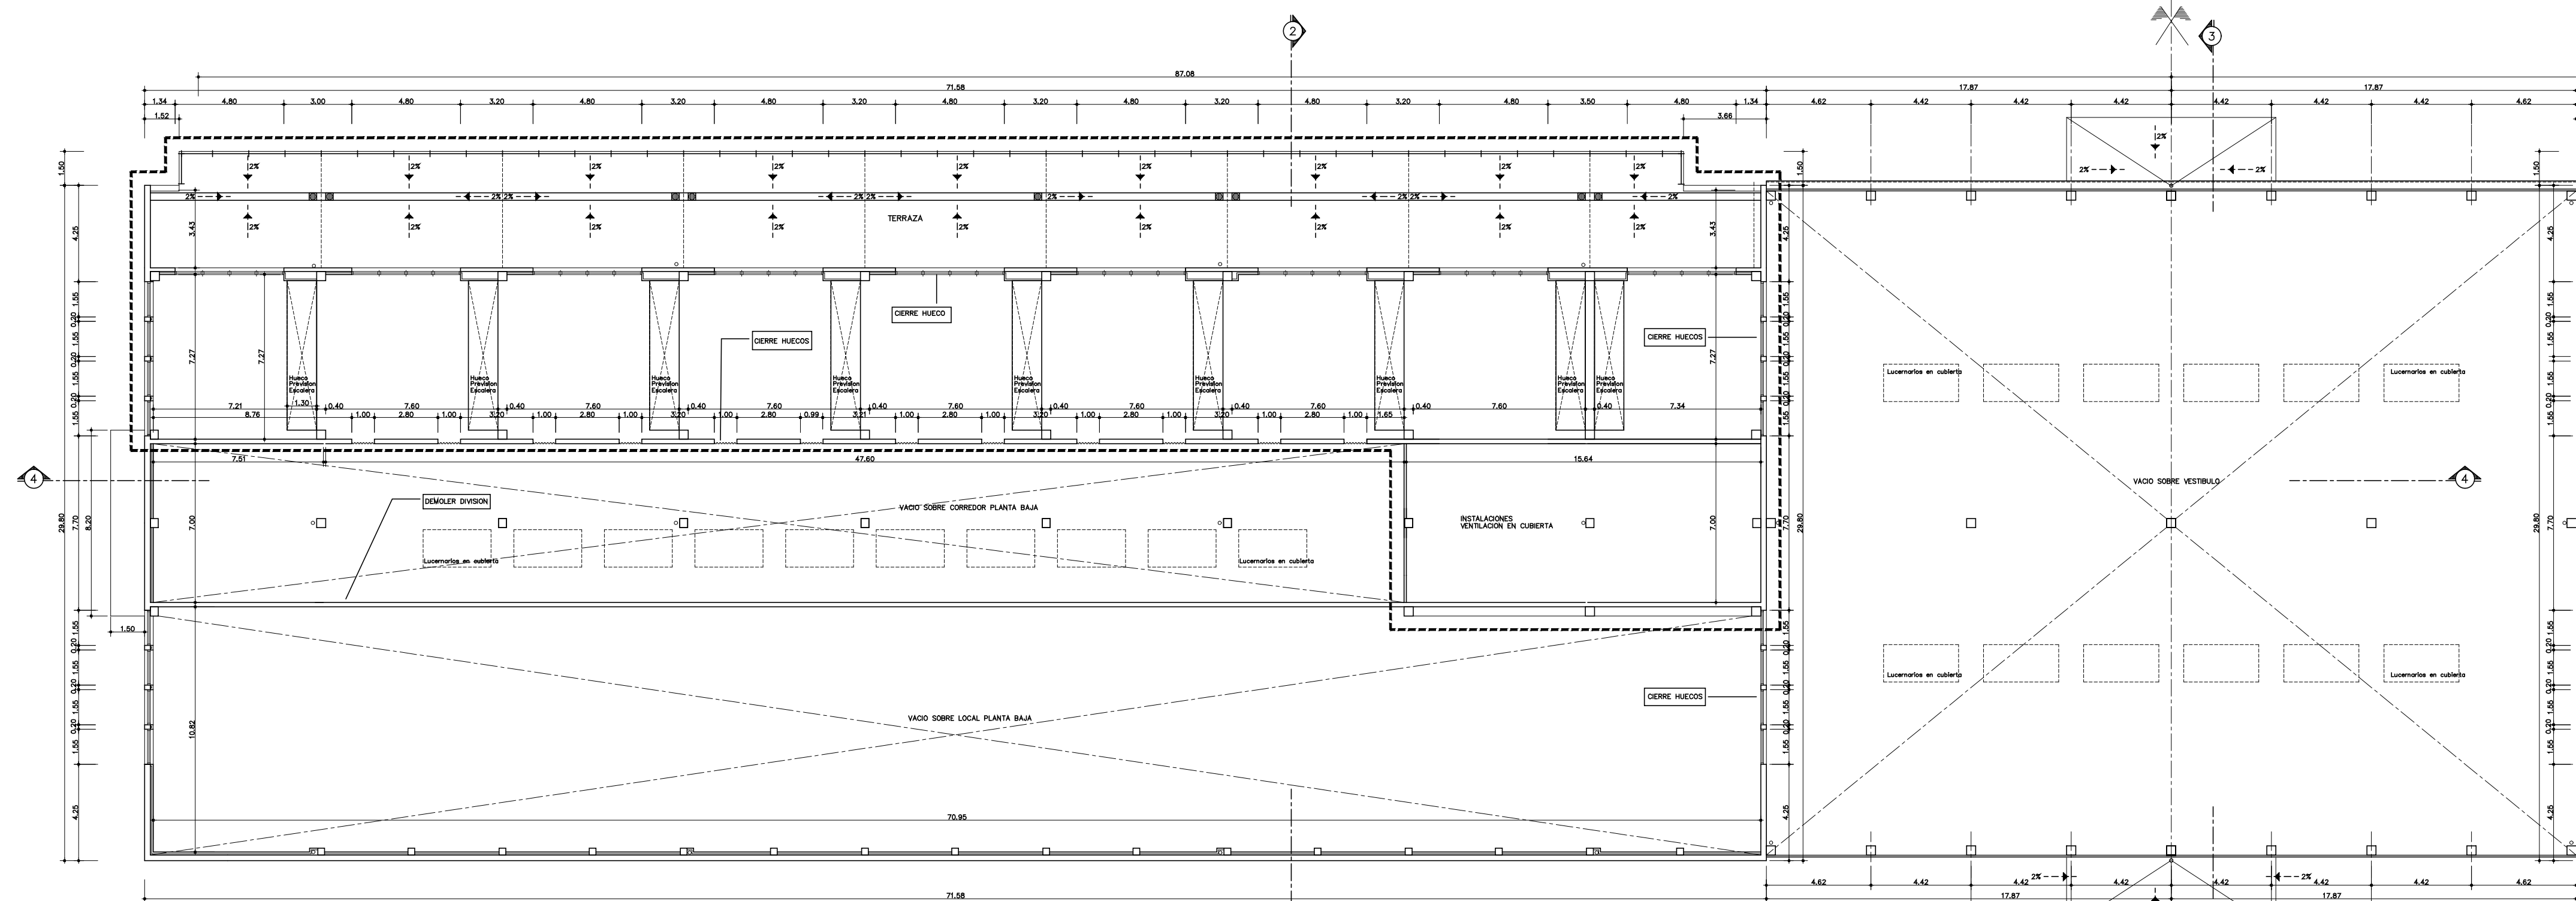

DISTRIBUCION Y COTAS PLANTA ALTA

CUADRO DE SUPERFICIES PLANTA ALTA	
SUPERFICIE TOTAL CONSTRUIDA CERRADA P.A	555 M2
SUP. CONSTRUIDA ABIERTA	480 M2
SUP. TOTAL CONSTRUIDA (ABIERTA+CERRADA)	1.035 M2

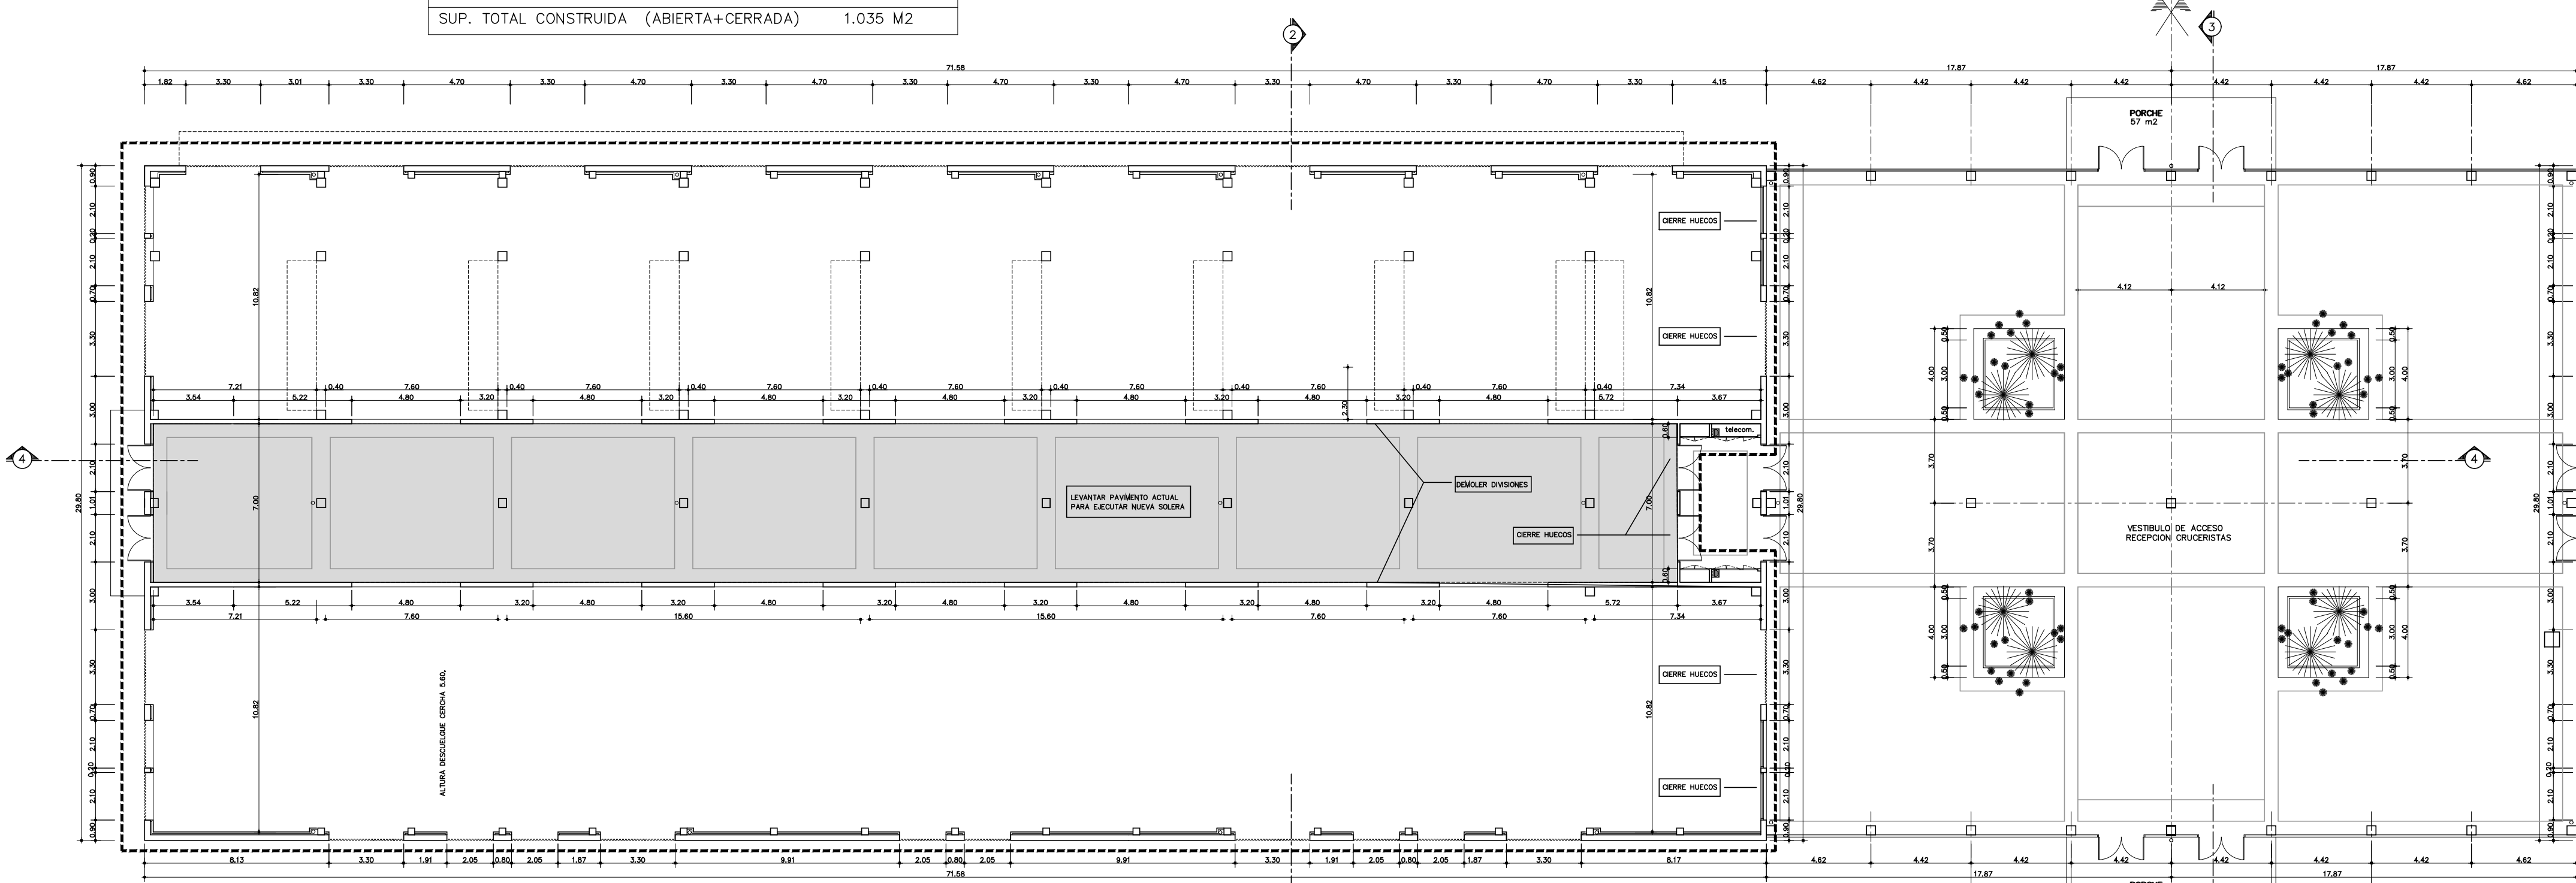

DISTRIBUCION Y COTAS PLANTA BAJA

CUADRO DE SUPERFICIES PLANTA BAJA	
SUPERFICIE TOTAL CONSTRUIDA CERRADA P.B	2.098 M2

CODIGO CAD
SUSTITUYE AL
SUSTITUIDO POR

ALBERTO CAMESELLE LAGO
ALBERTO CAMESELLE ALVAREZ

PROYECTO ACONDICIONAMIENTO DE LA NAVE OESTE DEL MUELLE DE COMERCIO

SITUACION MUELLE DE COMERCIO, PUERTO DE VIGO.
PROPIEDAD AUTORIDAD PORTUARIA DE VIGO.

PLANO PLANTAS ESTADO ACTUAL.


LOS ARQUITECTOS

FECHA NOVIEMBRE 2018


ESCALA 1/200

PLANO Nº 2


MANUEL NUNEZ Nº 2 - PL.4 - VIGO- TEL.986221903
E-MAIL: comesellealvarez@coog.es

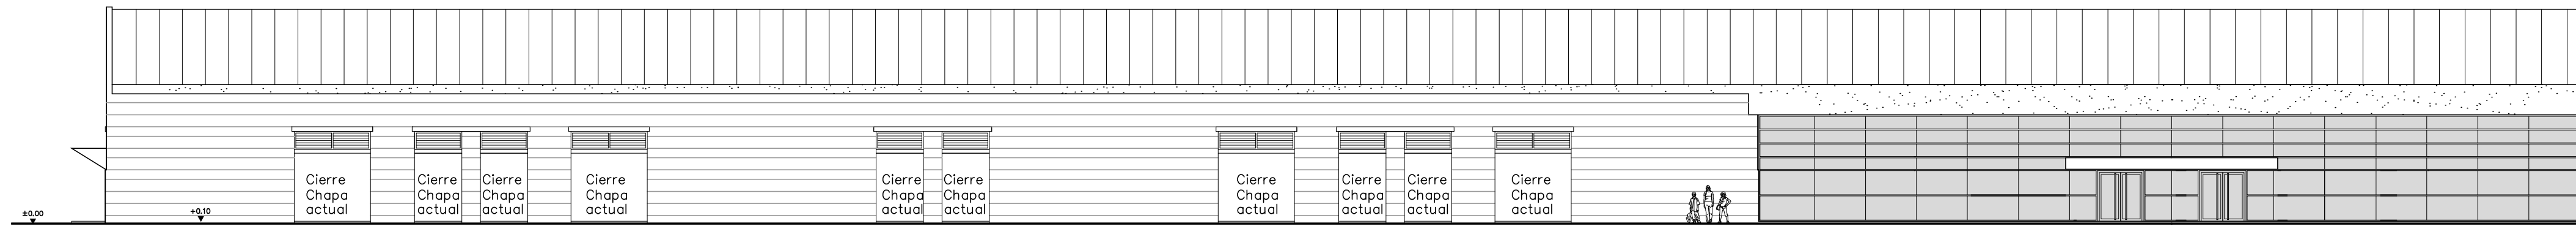


ALZADO SUR

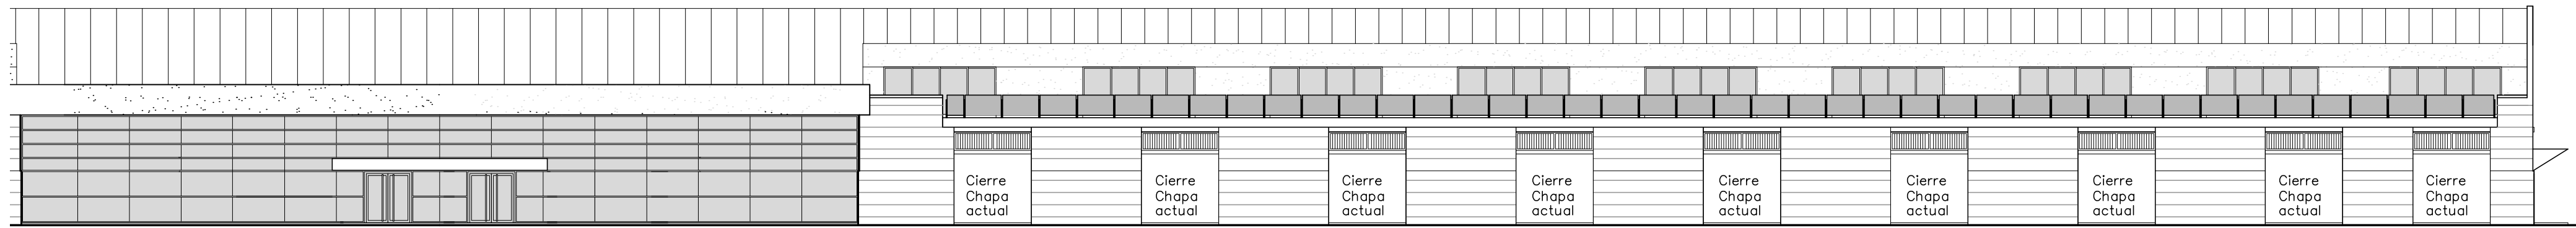

ALZADO OESTE

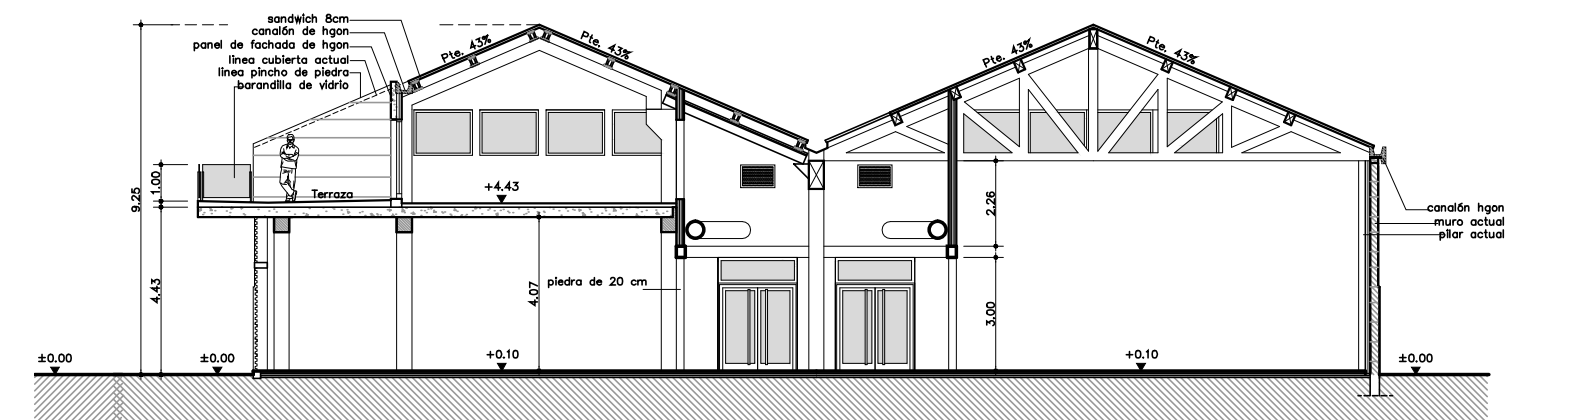


SECCION 2-2

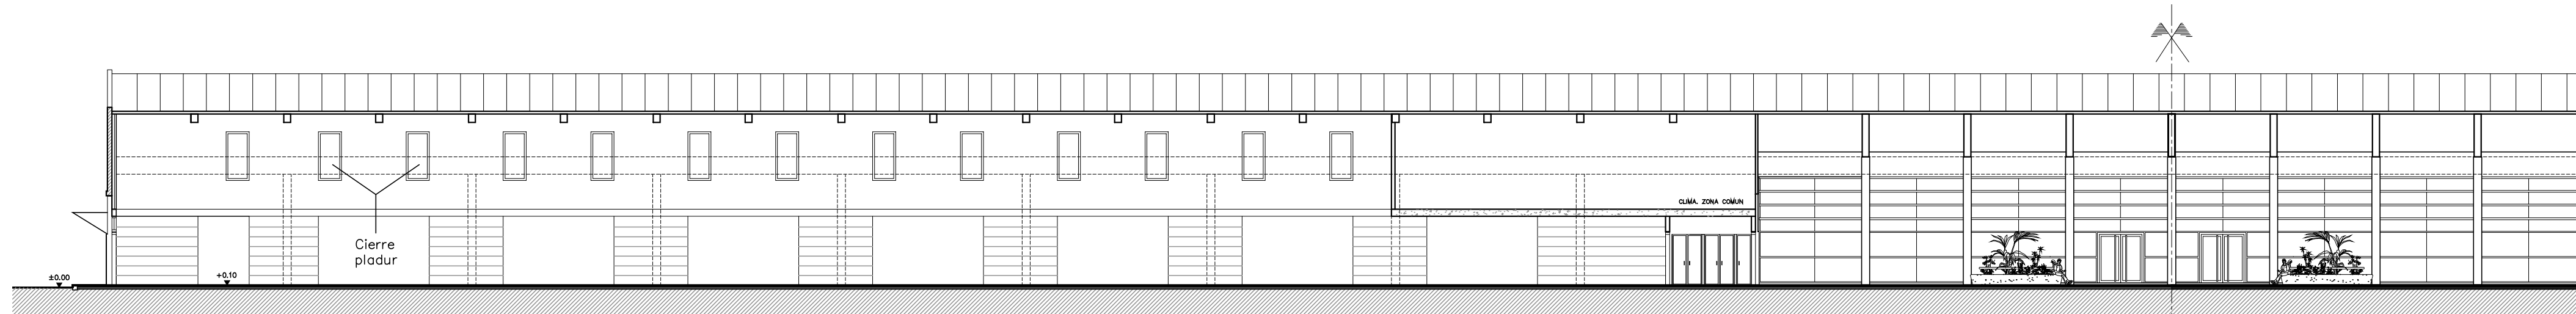

SECCION 4-4




SECCION 3-3

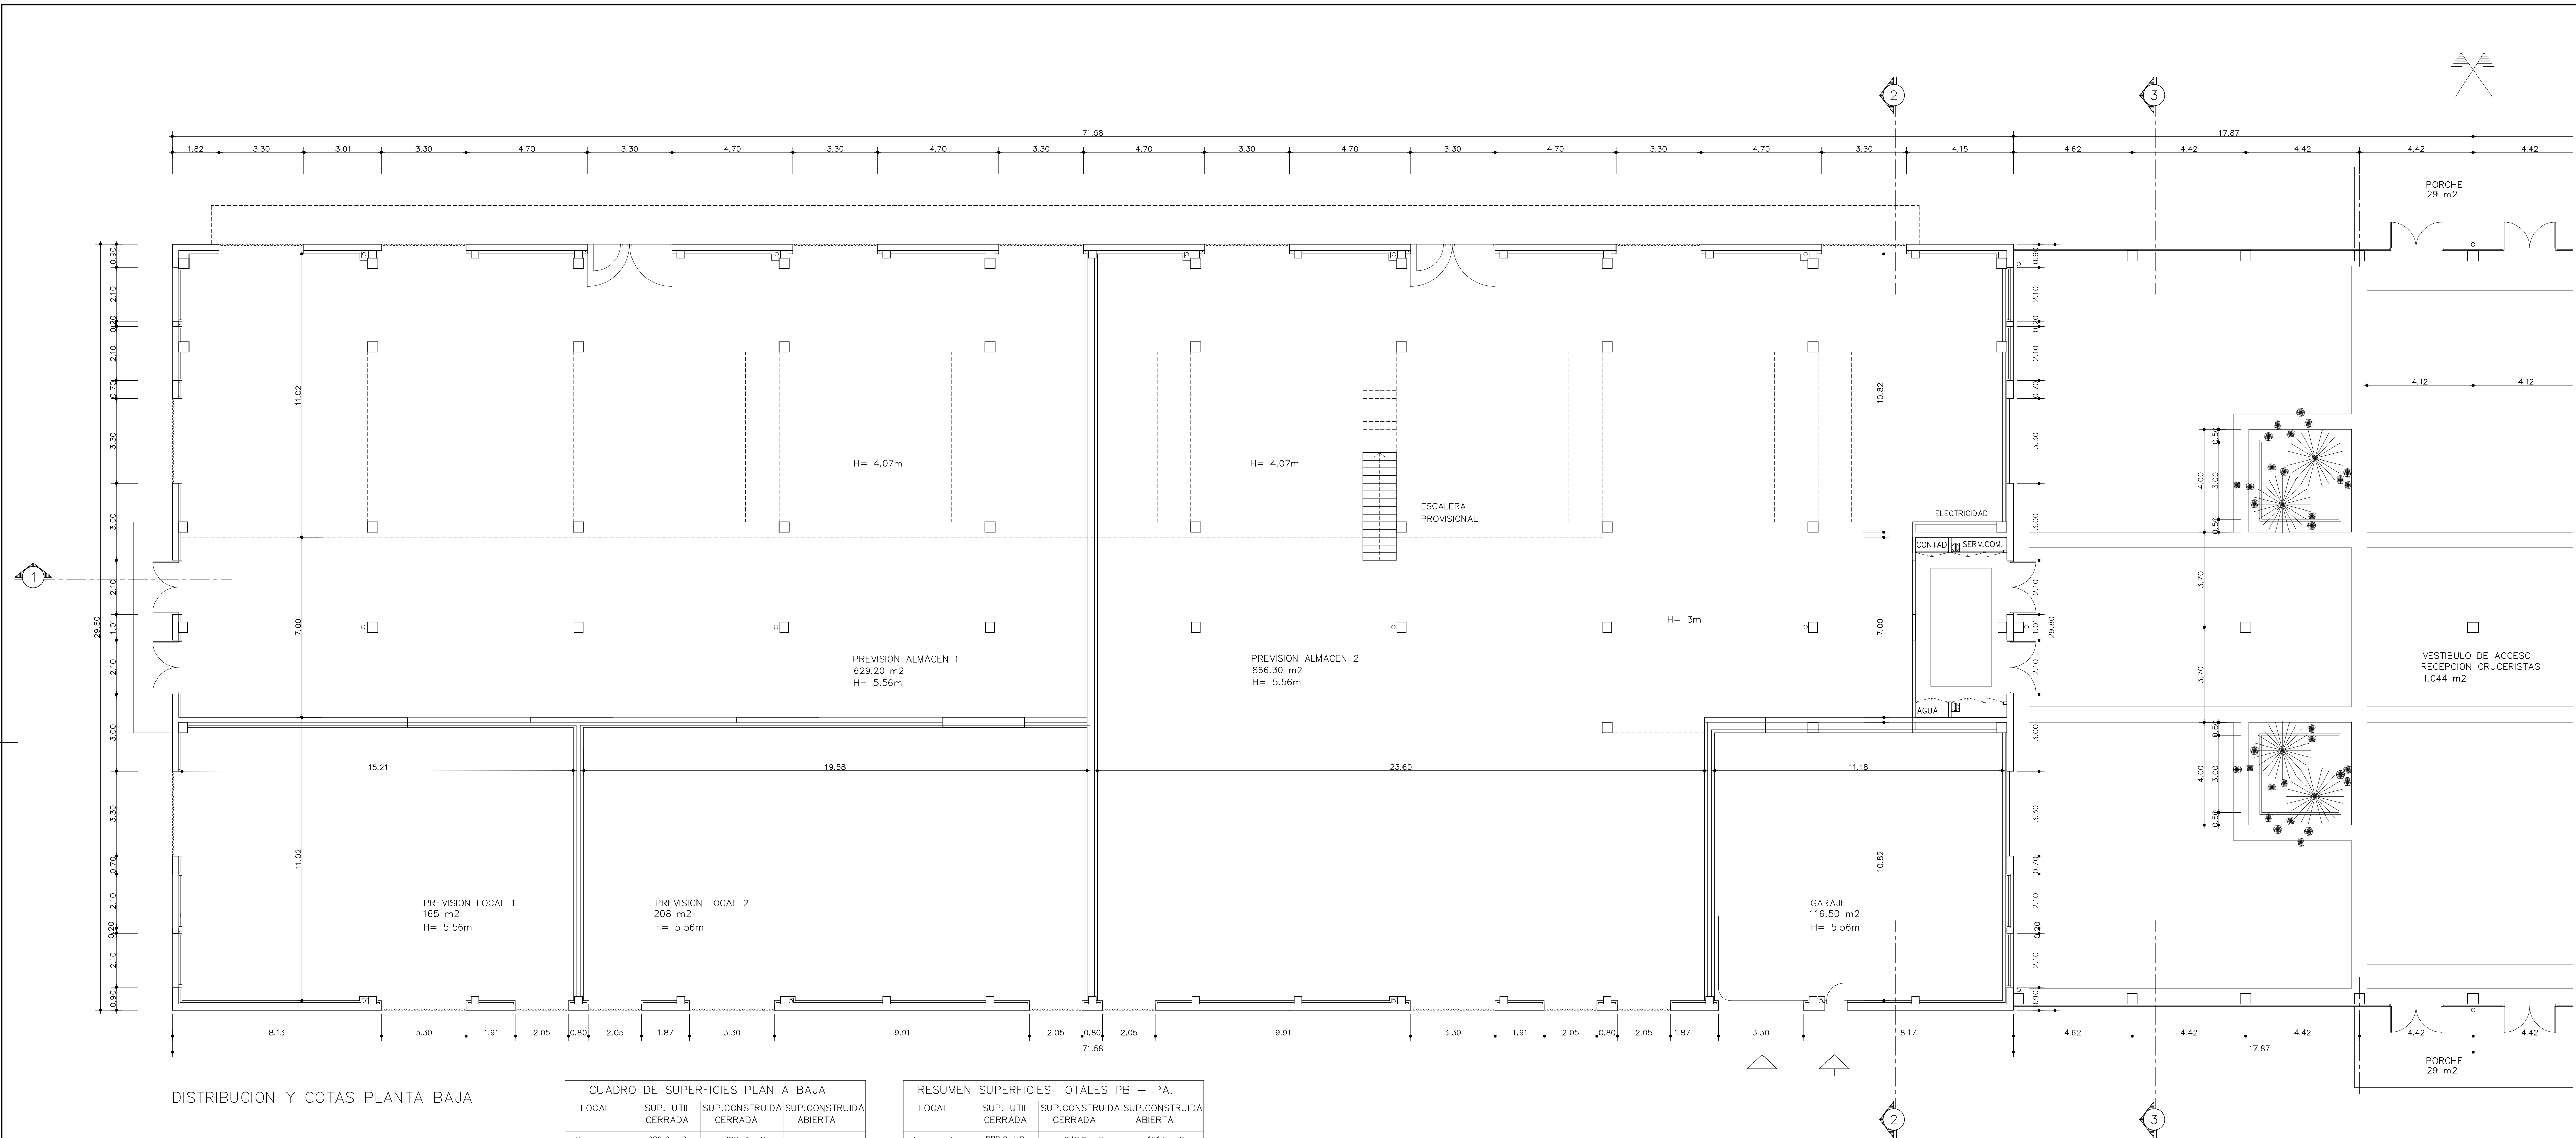

DISTRIBUCION Y COTAS PLANTA BAJA


CUADRO DE SUPERFICIES PLANTA BAJA			
LOCAL	SUP. UTIL CERRADA	SUP. CONSTRUIDA CERRADA	SUP. CONSTRUIDA ABIERTA
Almacén 1	629,2 m ²	665,3 m ²	
Almacén 2	866,3 m ²	903,8 m ²	
Local 1	165 m ²	178 m ²	
Local 2	208 m ²	223,8 m ²	
Garaje	116,5 m ²	128,7 m ²	
Instalaciones			
TOTAL	1.985 m ²	2.099,6 m ²	
SUPERFICIE UTIL CERRADA P.B			1.985 M ²
SUPERFICIE TOTAL CONSTRUIDA CERRADA P.B			2.099,6 M ²
SUP. TOTAL CONSTRUIDA (ABIERTA+CERRADA)			2.099,6 M ²

RESUMEN SUPERFICIES TOTALES PB + PA.			
LOCAL	SUP. UTIL CERRADA	SUP. CONSTRUIDA CERRADA	SUP. CONSTRUIDA ABIERTA
Almacén 1	882,2 m ²	942,9 m ²	181,6 m ²
Almacén 2	1.113,3 m ²	1.181,6 m ²	178,6 m ²
Local 1	165 m ²	178 m ²	
Local 2	208 m ²	223,8 m ²	
Garaje	116,5 m ²	128,7 m ²	
Instalaciones			120 m ²
TOTAL	2.485 M ²	2.655 M ²	480,2 m ²
SUPERFICIE UTIL CERRADA P.B+P.A.			2.485 M ²
SUPERFICIE TOTAL CONSTRUIDA CERRADA P.B+P.A			2.655 M ²
SUP. TOTAL CONSTRUIDA P.B+P.A.(ABIERTA+CERRADA)			3.135,2 M ²

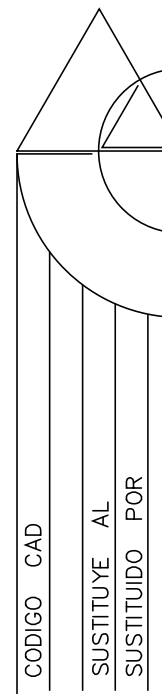

ALBERTO CAMESELLE LAGO
ALBERTO CAMESELLE ALVAREZ
PROYECTO ACONDICIONAMIENTO DE LA NAVE GESTE DEL MUELLE DE COMERCIO
SITUACION MUELLE DE COMERCIO, PUERTO DE VIGO.
PROPIEDAD AUTORIDAD PORTUARIA DE VIGO.
PLANO PLANTA BAJA DISTRIBUCION Y COTAS.
LOS ARQUITECTOS
FECHA NOVIEMBRE 2018
ESCALA 1/100
PLANO N° 4

MANUEL NUÑEZ Nº 2 - PL. 4 - VIGO - TEL. 986221903
E-MAIL: camesellealvarez@coag.es

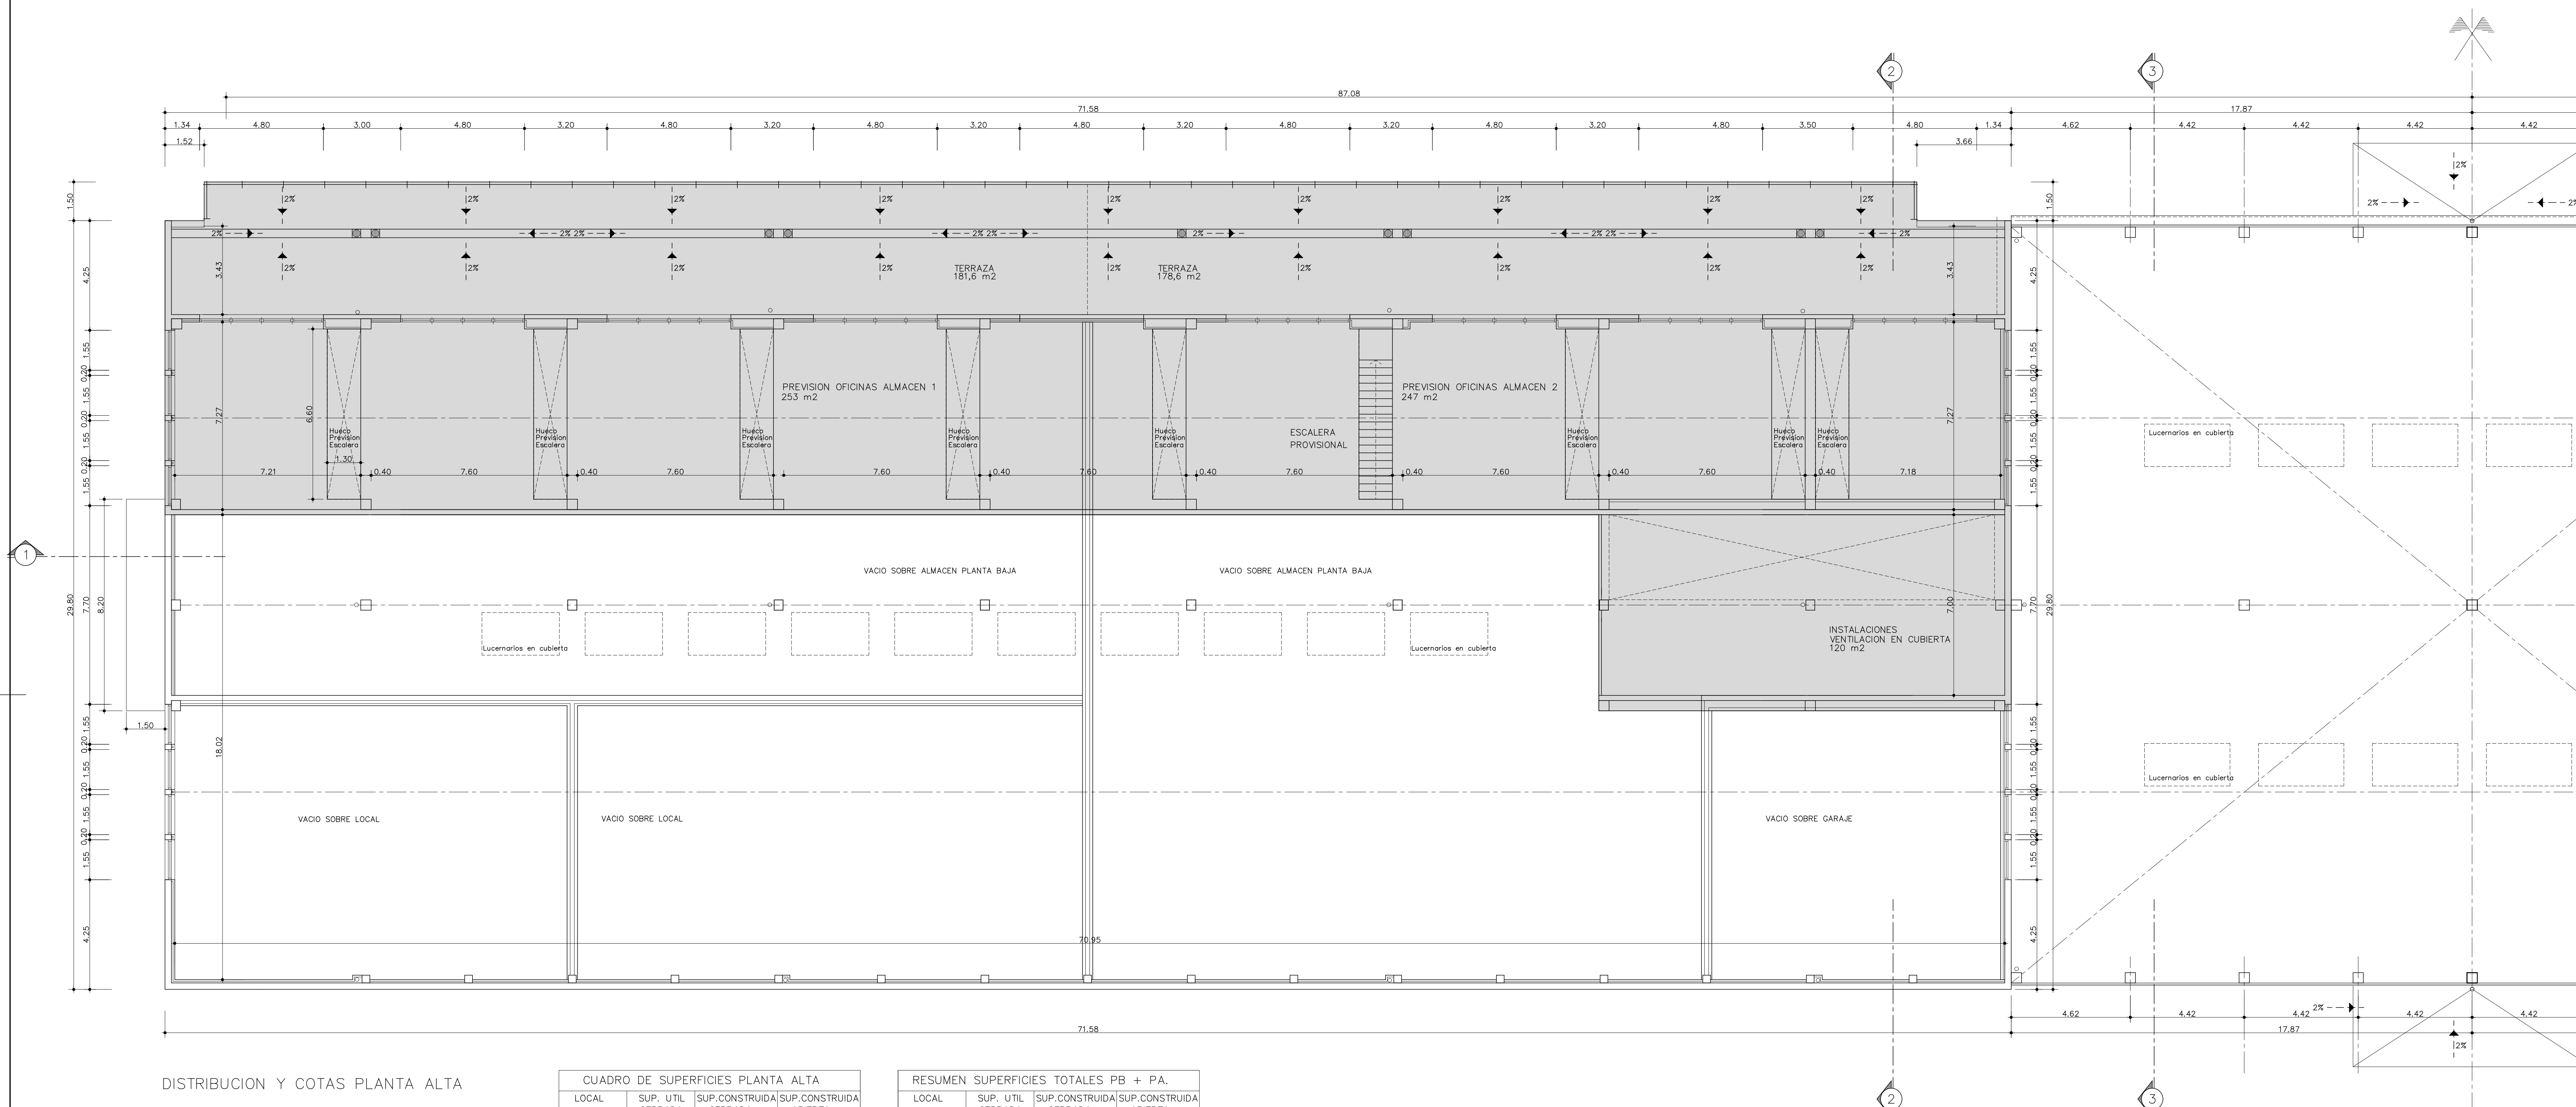

DISTRIBUCION Y COTAS PLANTA ALTA

CUADRO DE SUPERFICIES PLANTA ALTA			
LOCAL	SUP. UTIL CERRADA	SUP.CONSTRUIDA CERRADA	SUP.CONSTRUIDA ABIERTA
Almacen 1	253 m2	277,6 m2	181,6 m2
Almacen 2	247 m2	277,8 m2	178,6 m2
Local			
Local			
Garaje			
Instalaciones			120 m2
TOTAL	500 m2	555,4 m2	480,2 m2
SUPERFICIE UTIL CERRADA P.A			
500 M2			
SUPERFICIE TOTAL CONSTRUIDA CERRADA P.A			
555,4 M2			
SUP. TOTAL CONSTRUIDA (ABIERTA+CERRADA)			
1.035,5 M2			

RESUMEN SUPERFICIES TOTALES PB + PA.			
LOCAL	SUP. UTIL CERRADA	SUP.CONSTRUIDA CERRADA	SUP.CONSTRUIDA ABIERTA
Almacen 1	882,2 m2	942,9 m2	181,6 m2
Almacen 2	1.113,3 m2	1.181,6 m2	178,6 m2
Local 1	165 m2	178 m2	
Local 2	208 m2	223,8 m2	
Garaje	116,5 m2	128,7 m2	
Instalaciones			120 m2
TOTAL	2.485 M2	2.655 M2	480,2 m2
SUPERFICIE UTIL CERRADA P.B+P.A.			
2.485 M2			
SUPERFICIE TOTAL CONSTRUIDA CERRADA P.B+P.A			
2.655 M2			
SUP.TOTAL CONSTRUIDA P.B+P.A(ABIERTA+CERRADA)			
3.135,2 M2			

CODIGO CAD

VERTICES AL

SUBSTITUIDO POR

ALBERTO CAMESELLE LAGO

ALBERTO CAMESELLE ALVAREZ

PROYECTO ACONDICIONAMIENTO DE LA NAVE GESTE DEL MUELLE DE COMERCIO

SITUACION MUELLE DE COMERCIO, PUERTO DE VIGO.

PROPIEDAD AUTORIDAD PORTUARIA DE VIGO.

PLANO PLANTA ALTA DISTRIBUCION Y COTAS.


LOS ARQUITECTOS

FECHA NOVIEMBRE 2018

PLANO Nº 5

MANUEL NUÑEZ Nº 2 - PL 4 - MOO - TEL.986221903

E-MAIL: camesellealvarez@coag.es

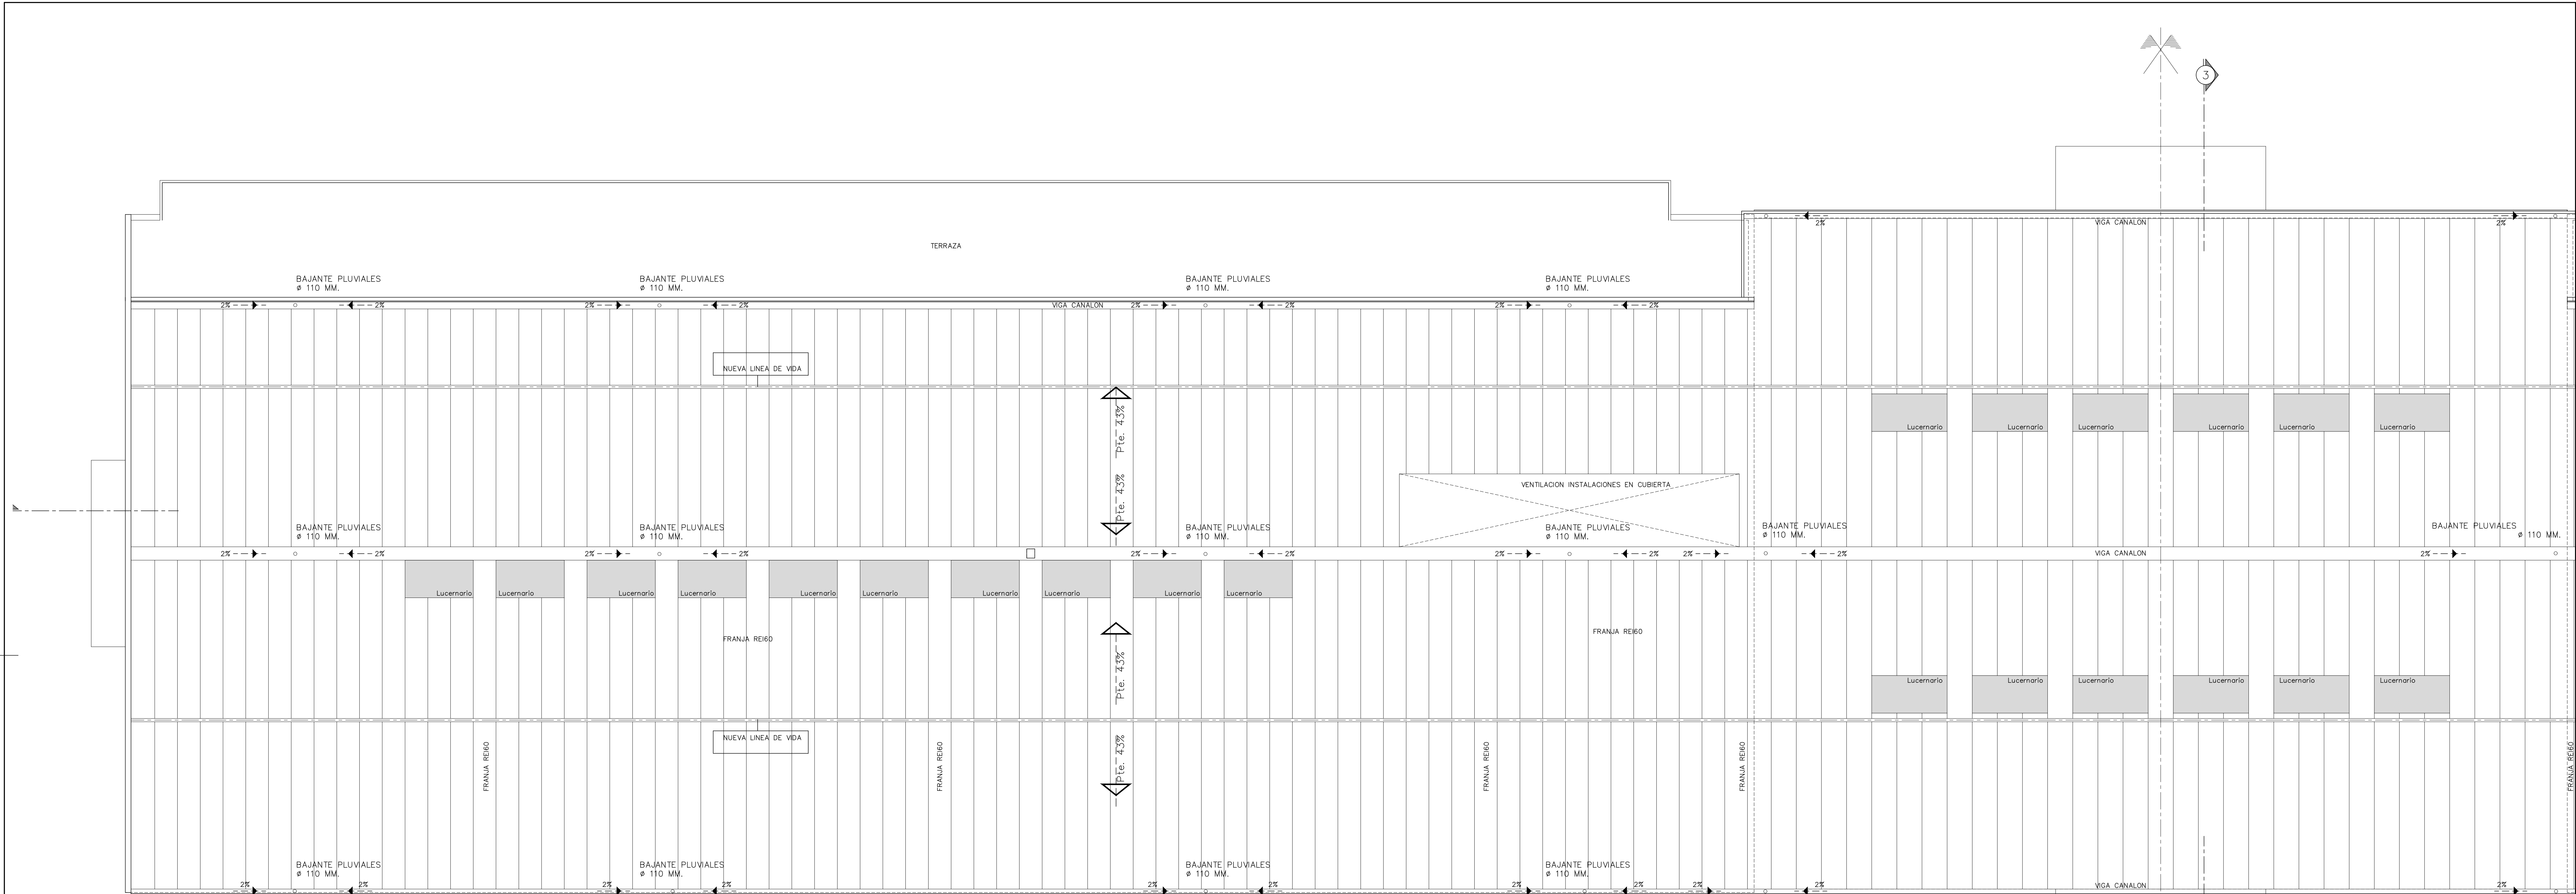

PLANTA DE CUBIERTAS

CODIGO: CAD

VERIFICADO AL

SUSTITUIDO POR

ALBERTO CAMESELLE LAGO

ALBERTO CAMESELLE ALVAREZ

PROYECTO

ACONDICIONAMIENTO DE LA NAVE GESTE DEL MUELLE DE COMERCIO

SITUACION

MUELLE DE COMERCIO, PUERTO DE VIGO.

PROPIEDAD

AUTORIDAD PORTUARIA DE VIGO.

PLANO

PLANTA DE CUBIERTAS.

LOS ARQUITECTOS

MANUEL NUNEZ Nº 2 - PL. 4 - MOO - TEL. 986221903
E-MAIL: camesellealvarez@coag.es

FECHA




NOVIEMBRE 2018


ESCALA

1/100

PLANO

Nº 6

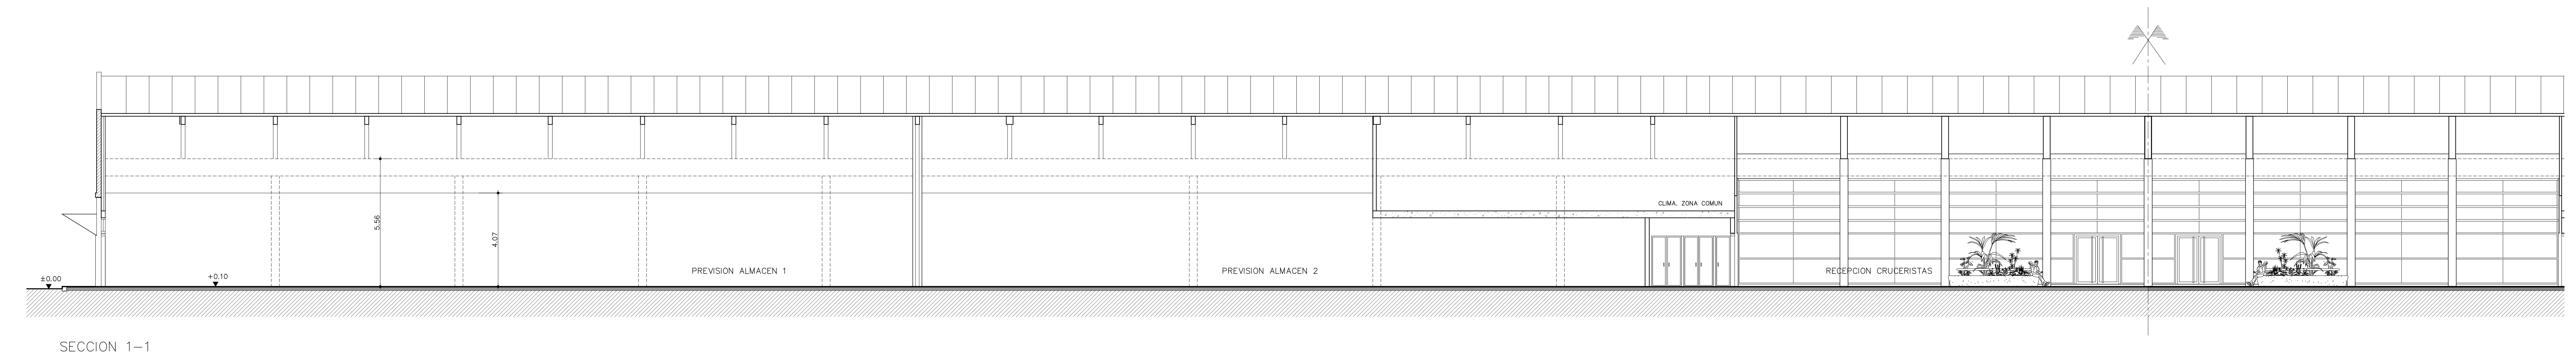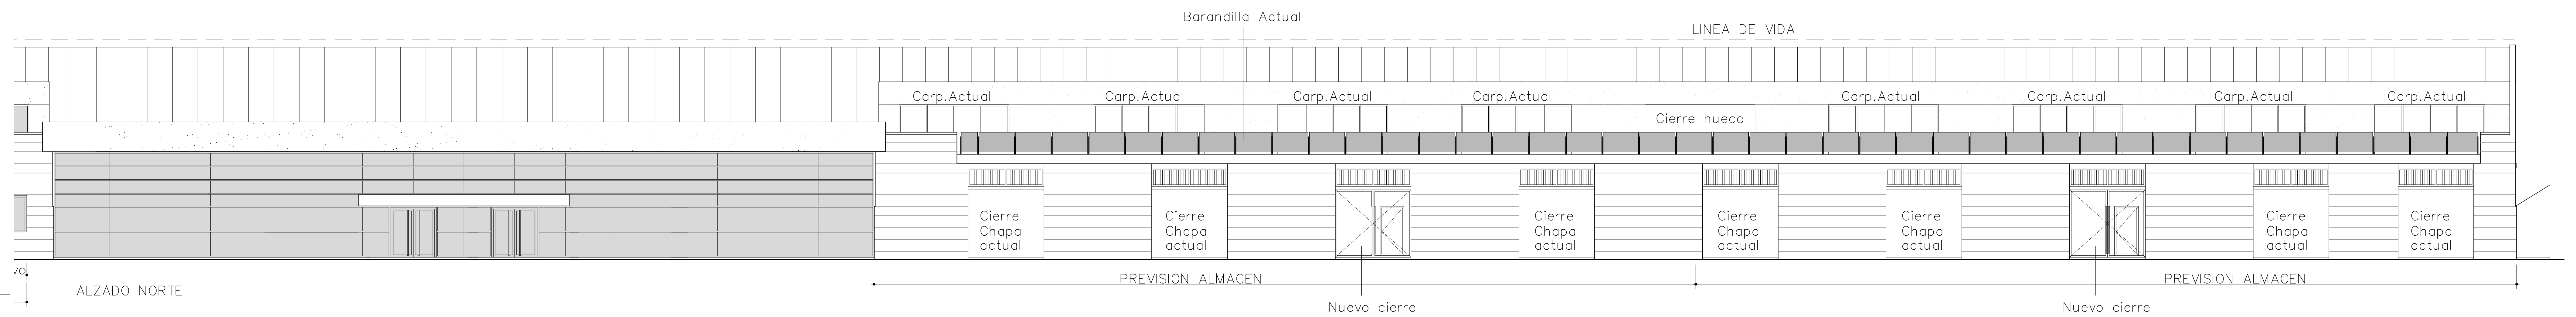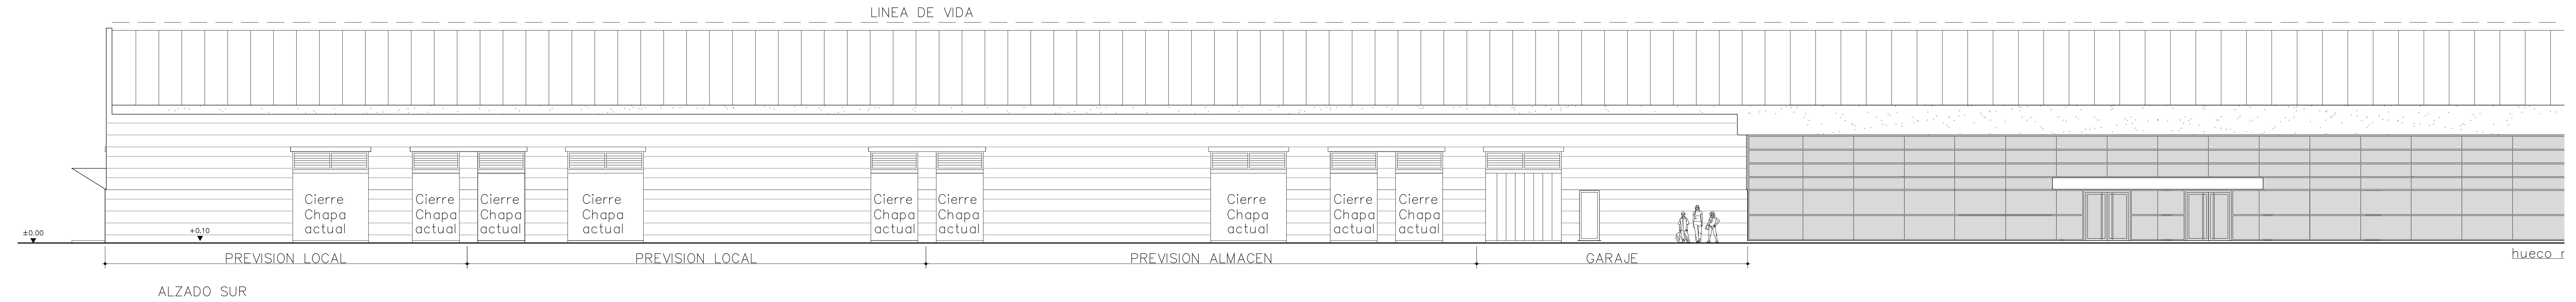


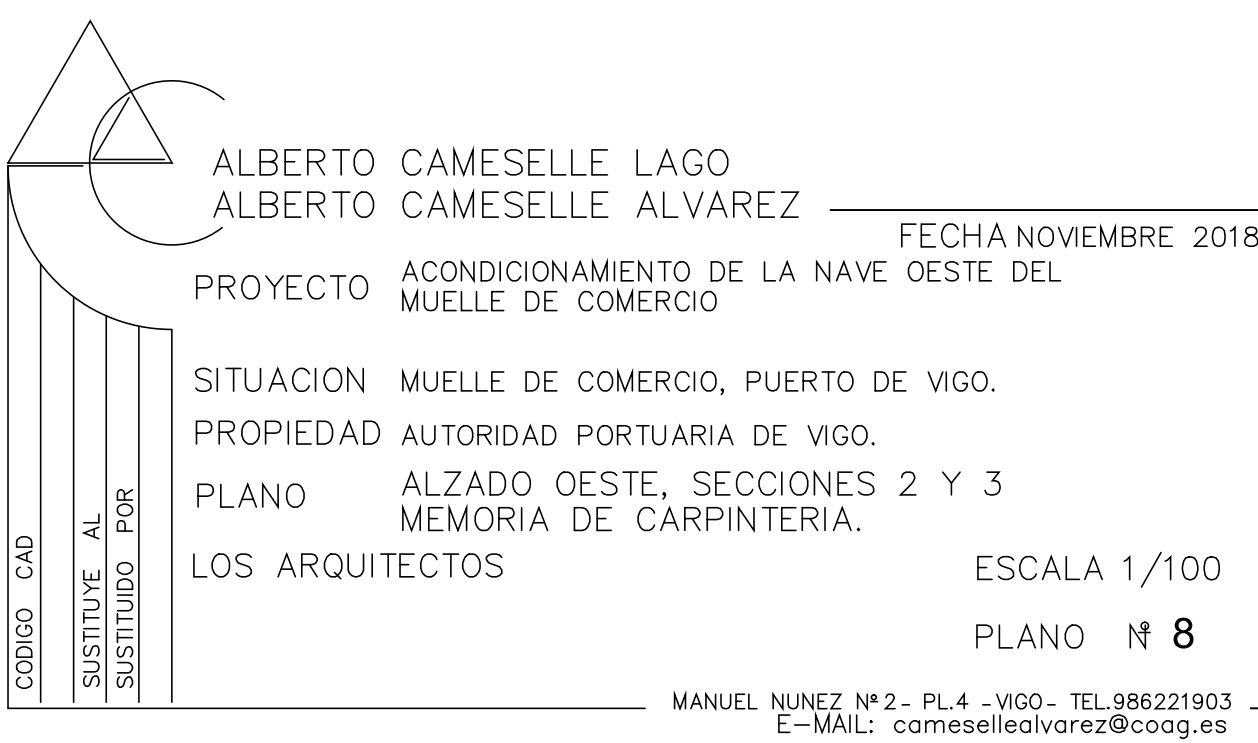

CLIMATIZADORAS												
	Q imp m3/h	Q ret m3/h	Presión Pa	Presión r Pa	Pot. r kW	Pot. r kW	Recup. %	Filtración Alta nueva	Filtración Retorno	Dimension mm	Consumo kW	Dimension dB(A)
CL-1	7,500	7,200	180	50	88	90	Estático	54+F6+	54+F6+	592x592x1.92	5,92	25
CL-2	7,500	7,200	180	50	88	90	Estático	54+F6+	54+F6+	592x592x1.92	5,92	25

BOMBAS DE CALOR DAIKIN ERQ250AW1										
Q	Presión	Pot. r	Pot. r	Pot. r	Consumo	Consumo	COP	EER	Presión	Dimension
m3/h	Pa	kW	kW	kW	Refriger.	Calentac.			sonora	mm
BC-1	11,100	78	28	31,5	7,42	7,7	4,09	3,77	64	592x592x1.92

CONSUMO MÁXIMO SIMULTANEO CLIMATIZACIÓN Y VENTILACIÓN: FASE I = 58,04 kW + FASE II = 58,04 kW. TOTAL 104,72 kW

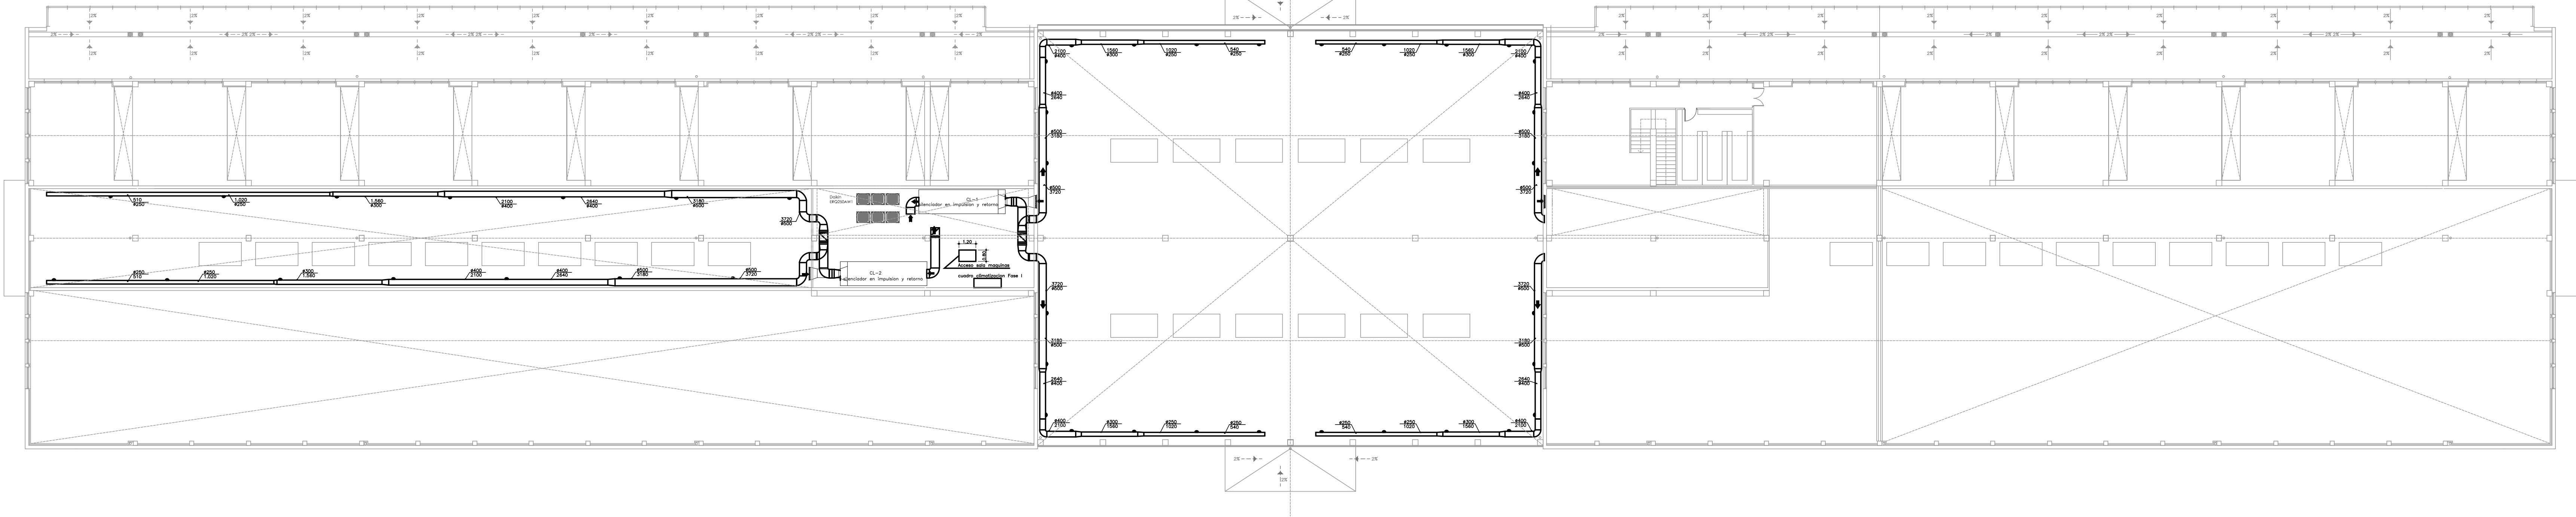

CÓDIGO: CAD

VERIFICAR AL

SUSTITUIR POR

ALBERTO CAMESELLE LAGO

ALBERTO CAMESELLE ALVAREZ

FECHA NOVIEMBRE 2018

PROYECTO ACONDICIONAMIENTO DE LA NAVE OESTE

SITUACION MUELLE DE COMERCIO, PUERTO DE VIGO.

PROPIEDAD AUTORIDAD PORTUARIA DE VIGO.

PLANO INSTALACIÓN CLIMATIZACIÓN EXISTENTE

LOS ARQUITECTOS

ESCALA 1/200

PLANO N° ICL-01


MANUEL NÚÑEZ Nº 2 - PL. 4 - WOO - TEL. 986221903

E-MAIL: comesselalvarez@coag.es

CLIMATIZADORAS												
	Q imp m3/h	Q ret m3/h	Presión Pa	Presión Pa	Pat. kW	Pat. kW	Recup. %	Filtración Alm. nuevo	Filtración Retorno	Dimension mm	Consumo kW	Dimension dB(A)
CL-1	7.500	7.200	180	50	88	90	Estático	P4+F6	P8G4+F6	400x500 Alm. 1.000	5,92	25
CL-2	7.500	7.200	180	50	88	90	Estático	P4+F6	P8G4+F6	400x500 Alm. 1.000	5,92	25

BOMBAS DE CALOR DAIKIN ERQ250AWT										
	Q m3/h	Presión Pa	Pat. kW	Pat. kW	Pat. kW	Consumo Refriger. kW	Consumo Calent. kW	COP	EER	Presión sonido dB(A)
BC-1	11.100	78	28	31,5	7,42	7,7	4,09	3,77	64	100-110 Alm. 1.000

CONSUMO MÁXIMO SIMULTANEO CLIMATIZACIÓN Y VENTILACIÓN. FASE I = 58,04 kW + FASE II = 58,04 kW. TOTAL 104,72 kW

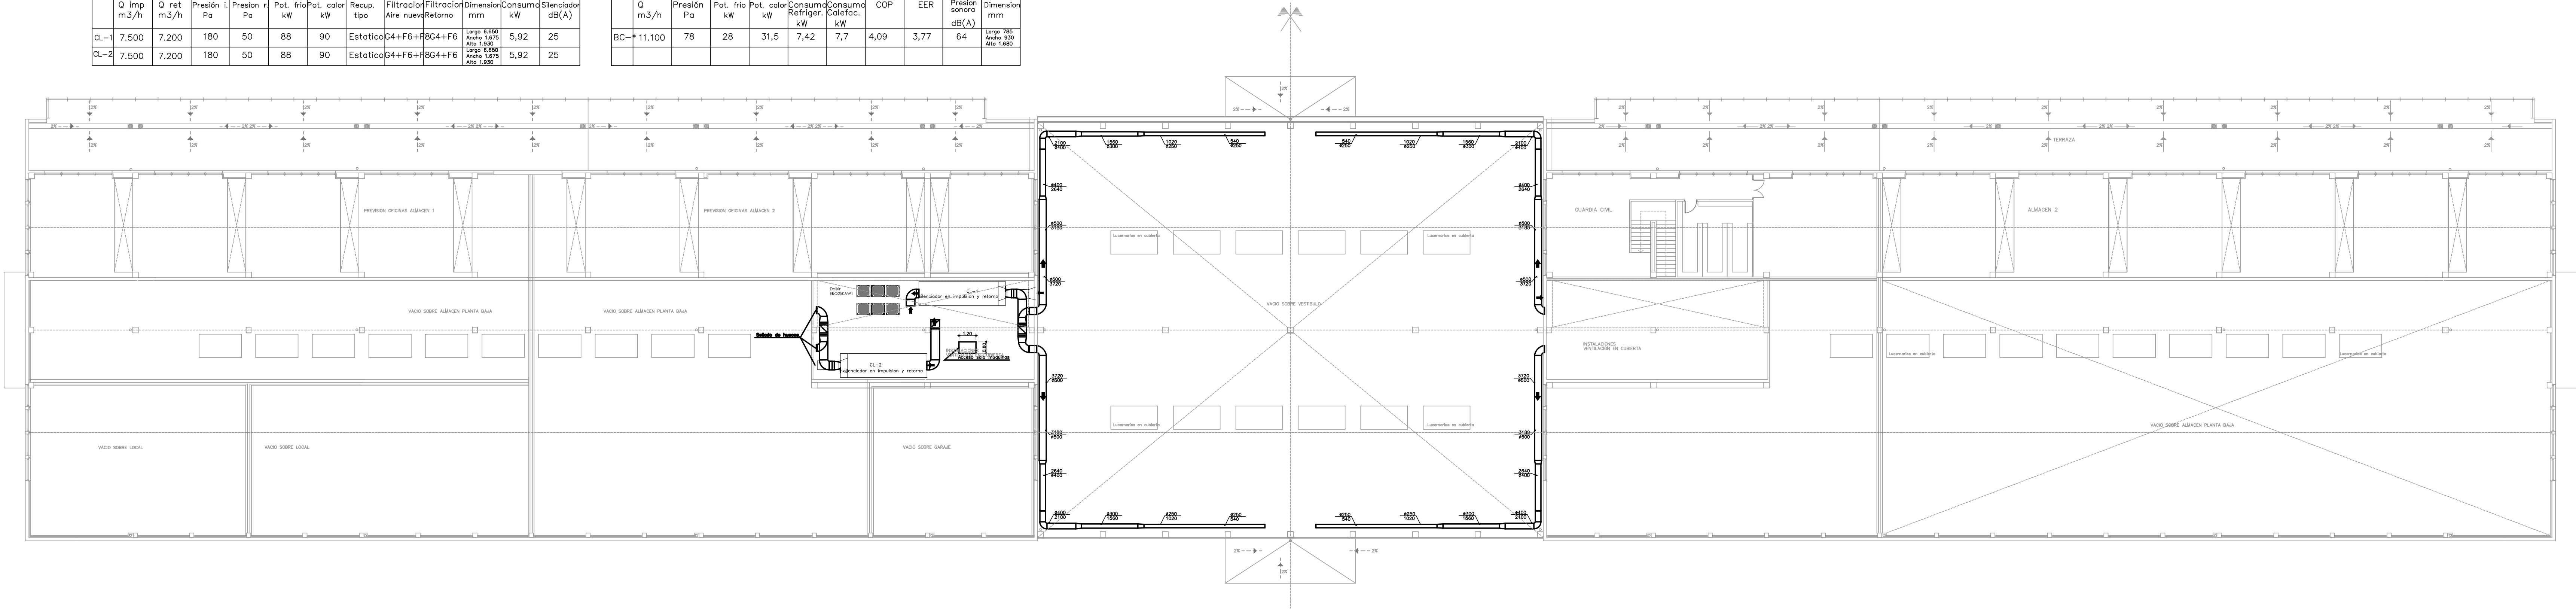

CÓDIGO: CAD

PROYECTO AL

SUSTITUIDO POR

ALBERTO CAMESELLE LAGO

ALBERTO CAMESELLE ALVAREZ

FECHA NOVIEMBRE 2018

PROYECTO ACONDICIONAMIENTO DE LA NAVE OESTE

SITUACION MUELLE DE COMERCIO, PUERTO DE VIGO.

PROPIEDAD AUTORIDAD PORTUARIA DE VIGO.

PLANO INSTALACIÓN CLIMATIZACIÓN REFORMADA

LOS ARQUITECTOS

ESCALA 1/200


PLANO Nº ICL-02

MANUEL NÚÑEZ Nº 2 - PL. 4 - MOO - TEL. 986221903

E-MAIL: comessellealvarez@coag.es

INSTALACION ELECTRICA REALIZADA

SIMBOLOGÍA ELECTRICIDAD	
	Interruptor, IP-55
	Detector de presencia 360°
	T. corriente 16A/230V, h = 1,10 m
	T. corriente 16A/230V, IP-55
	Luminaria Prilux Berlin Plus LED 2x30W, IP-66
	Downlight Prilux Tribola Neo LED 25W
	Downlight Prilux Tribola Neo LED 8W
	Emergencia Normalux D-60L
	Emergencia Normalux D-200L
	Cuadro eléctrico en superficie

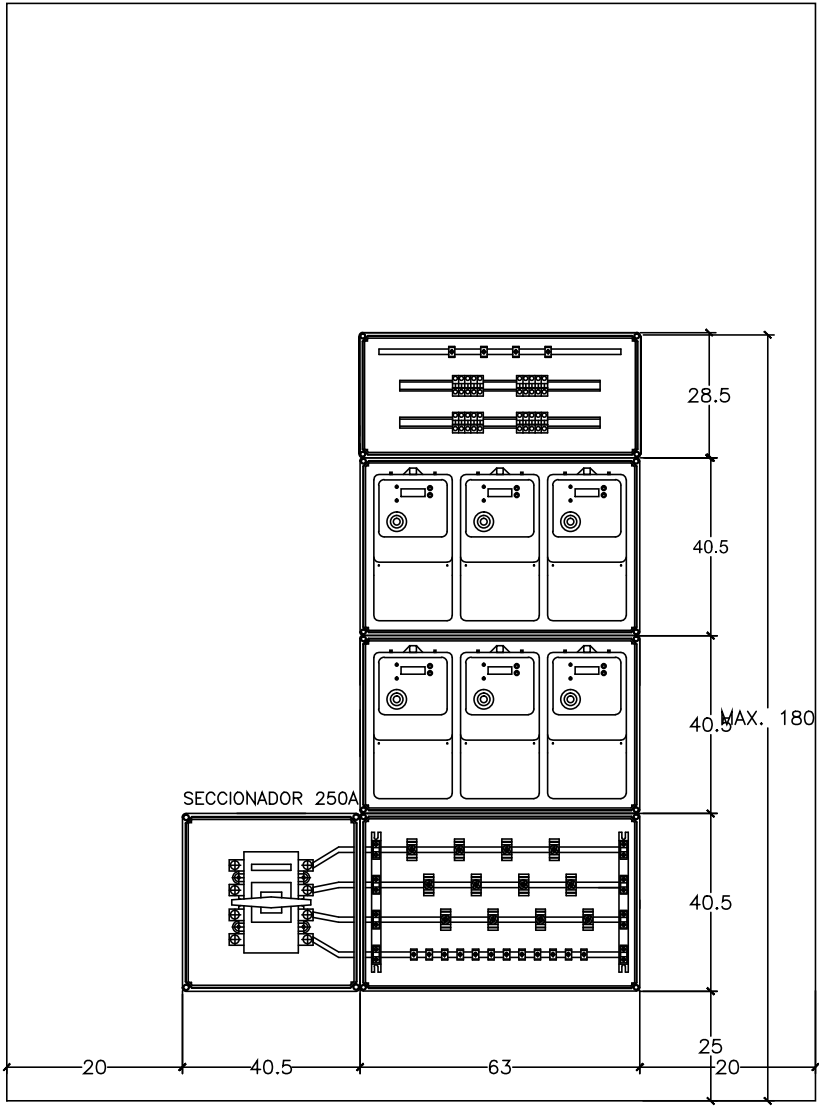

CODIGO: CAD

PROYECTO: AL

SITUACION: POR

ALBERTO CAMESELLE LAGO

ALBERTO CAMESELLE ALVAREZ

FECHA: NOVIEMBRE 2018

PROYECTO: ACONDICIONAMIENTO DE LA NAVE OESTE

SITUACION: MUELLE DE COMERCIO, PUERTO DE VIGO.

PROPIEDAD: AUTORIDAD PORTUARIA DE VIGO.

PLANO: INSTALACIÓN ELÉCTRICA EXISTENTE


LOS ARQUITECTOS: ESCALAI/200

PLANO: N° IE-01



MANUEL NÚÑEZ Nº 2 - PL. 4 - MOO - TEL. 986221903

E-MAIL: camesellealvarez@coag.es

En edificio de centro de transformación y cuadro
cuadro general de baja tensión, salida a CGBT vestíbulo

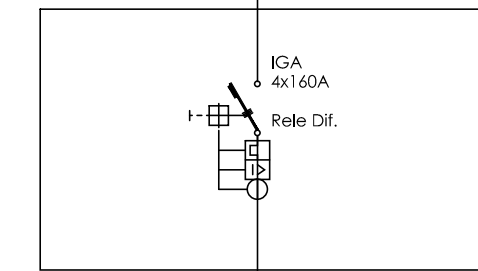


CONDUCTOR: 4(1x240) mm²
0,6/1 kV, RZ1-K(AS)
Ø Tubo 200 mm
Longitud 260 m

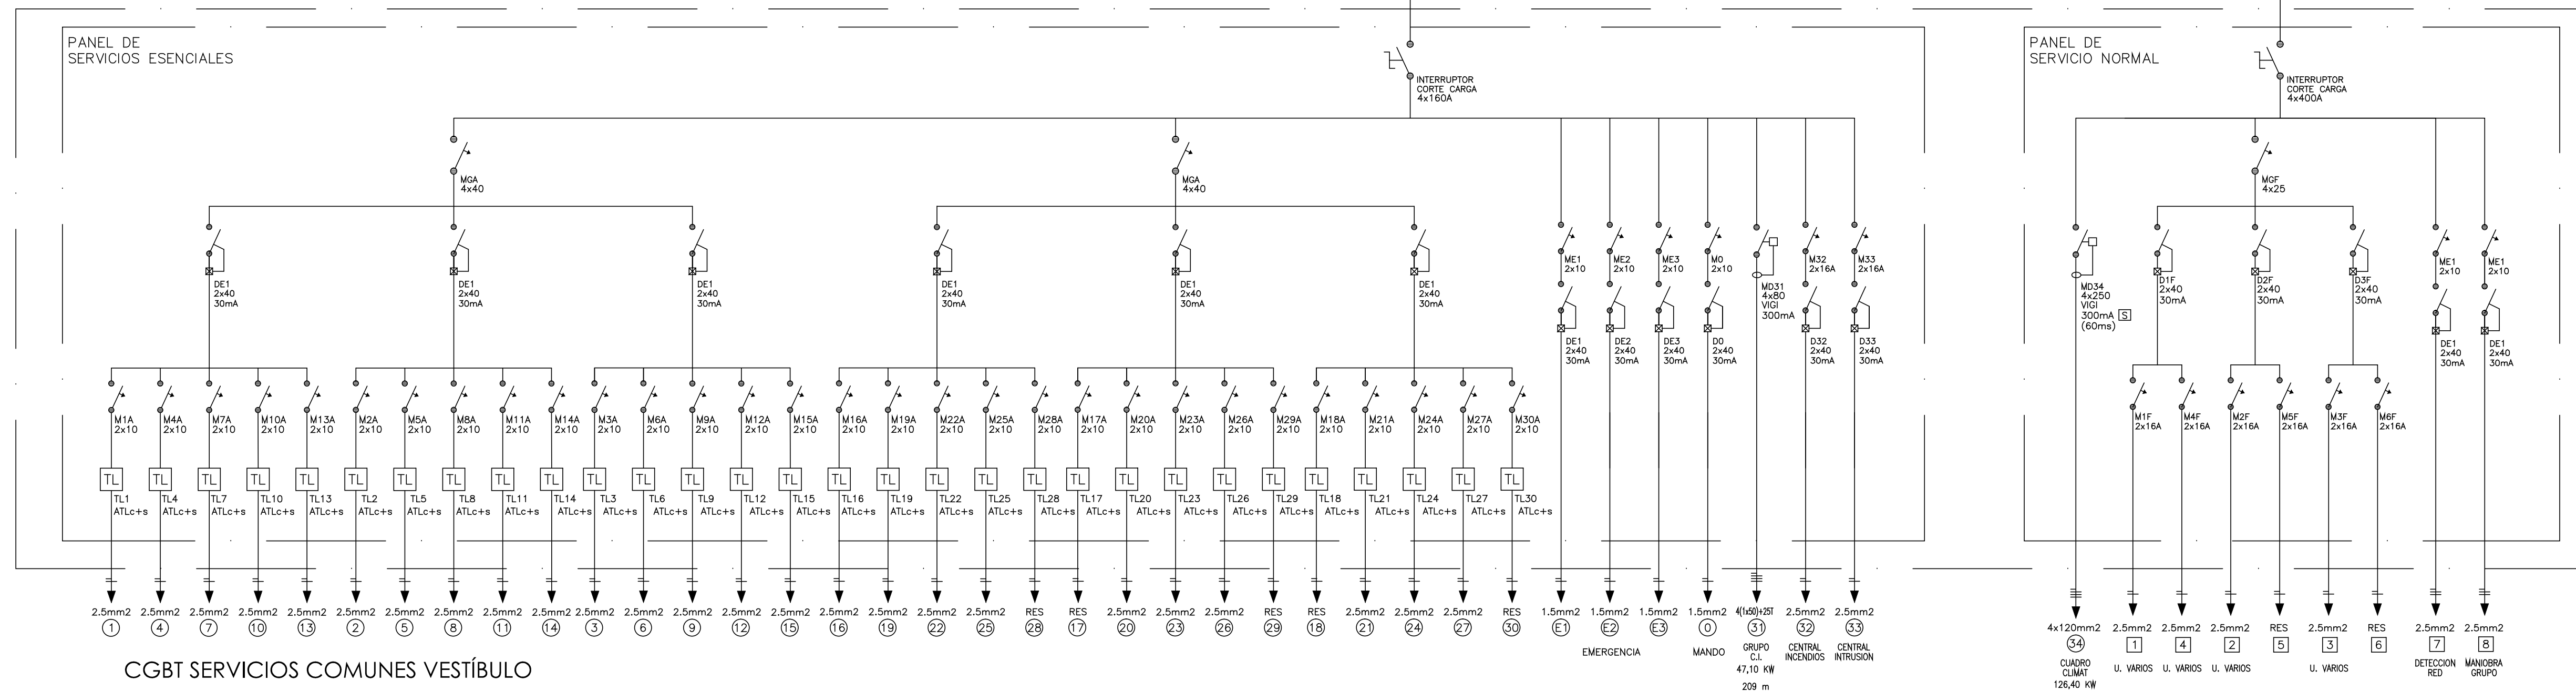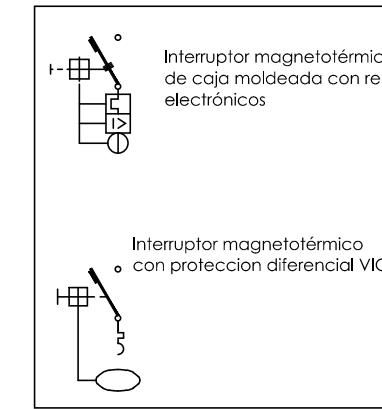

De BTV-2, existente en edificio de centro de transformación

CENTRALIZACIÓN 1

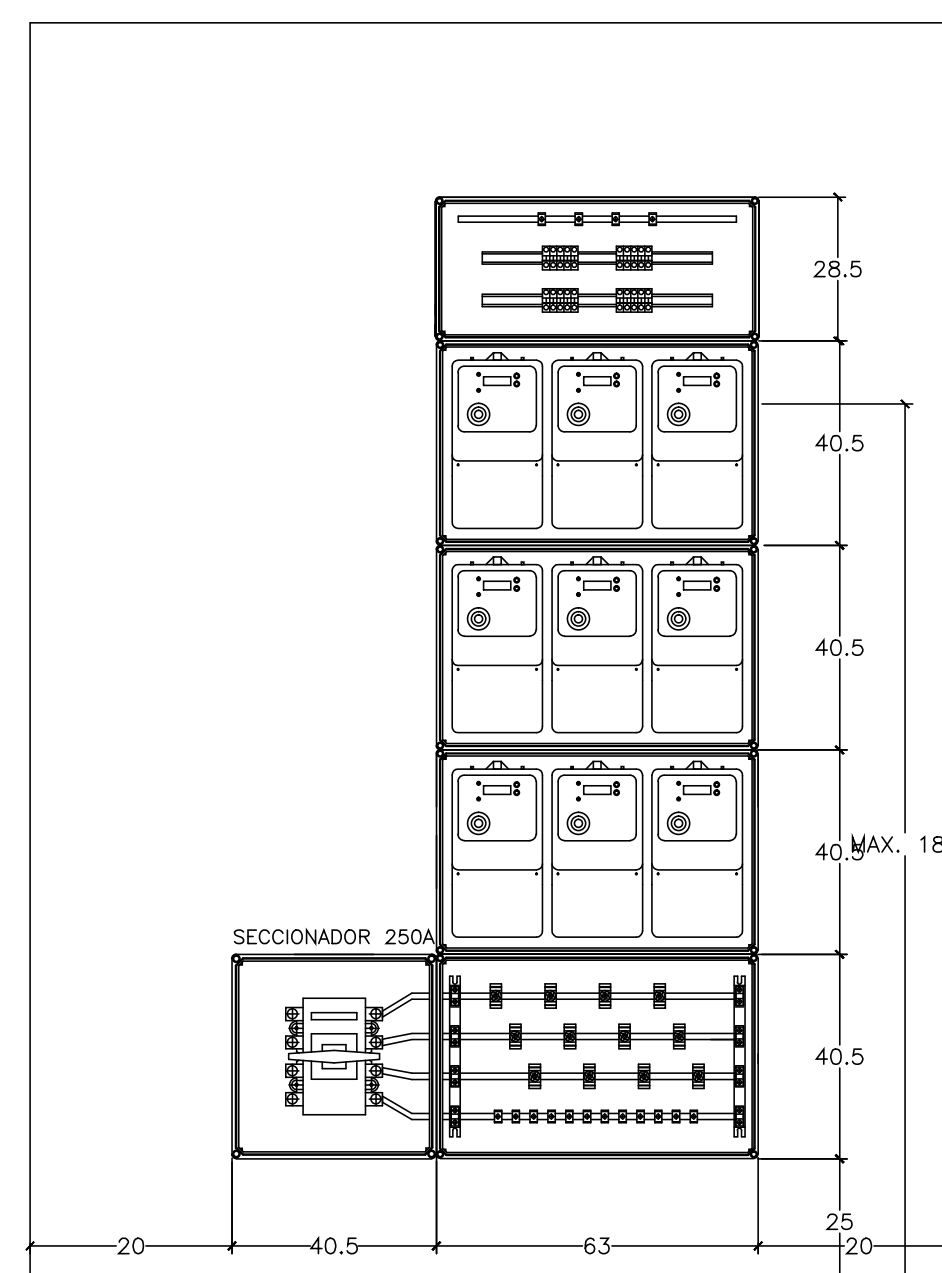

CODIGO

CAD

SUSTITUYE

AL

SUSTITUIDO

POR

ALBERTO CAMESELLE LAGO

ALBERTO CAMESELLE ALVAREZ

PROYECTO ACONDICIONAMIENTO DE LA NAVE OESTE

SITUACION MUELLE DE COMERCIO, PUERTO DE VIGO.

PROPIEDAD AUTORIDAD PORTUARIA DE VIGO.

PLANO ESQUEMA UNIFILAR EXISTENTE

LOS ARQUITECTOS

FECHA NOVIEMBRE 2018

ESCALA S/E.

PLANO N° IE-02

MANUEL NUNEZ Nº 2 - PL.4 - VIGO - TEL.986221903
E-MAIL: comesellealvarez@coag.es




CODIGO CAD	
SUBSTITUTE AL	
SUBSTITUCION POR	

SITUACION MUELLE DE COMERCIO, PUERTO DE VIGO.
PROPIEDAD AUTORIDAD PORTUARIA DE VIGO.
PLANO INSTALACIÓN ELÉCTRICA REFORMADA
LOS ARQUITECTOS ESCALAI/200

ESCALA 1/200
PLANO Nº IE-03

MANUEL NUNEZ Nº2 - PL-4 - VIGO - TEL.985221903
E-MAIL: camesellealvarez@coag.es

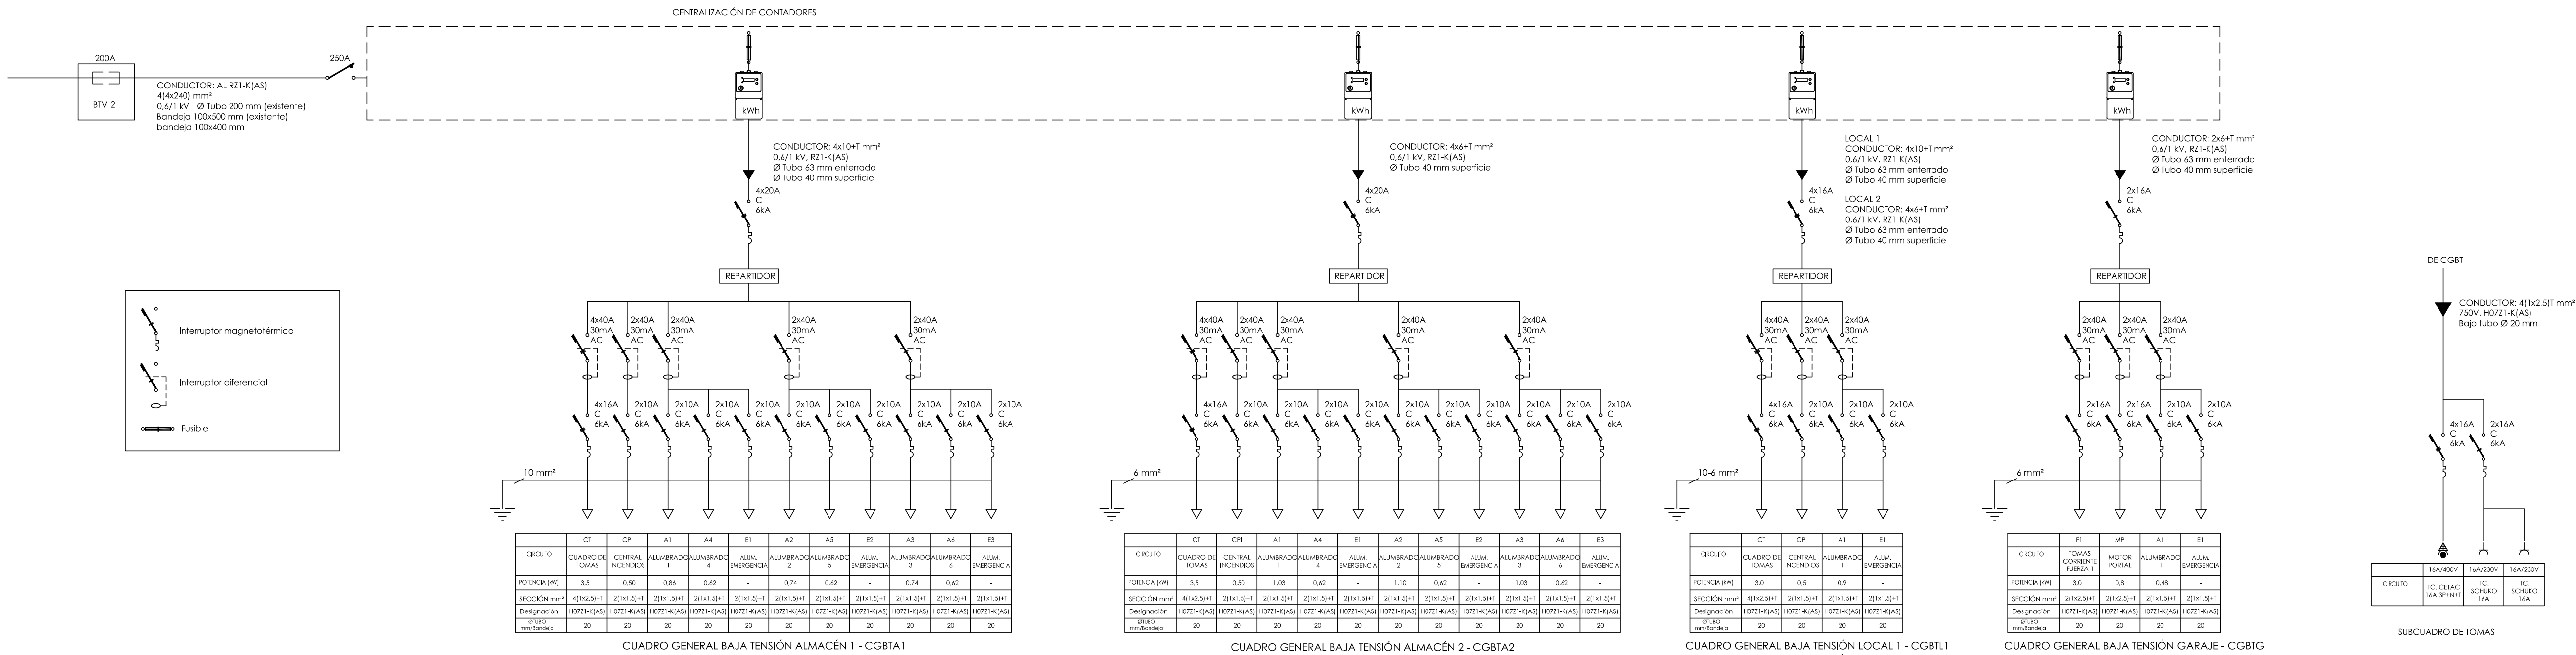


TODOS LOS CONDUCTORES MAYORES DE 4 mm² CON PUNTERAS
EL CUADRO ESTARÁ PERFECTAMENTE ROTULADO
MÓDULOS 48
Cuadro Siemens ALPHA 125 de 3 filas
72 módulos
Dimensiones: 600x600x140 mm
(altoxanchoxfondo)

TODOS LOS CONDUCTORES MAYORES DE 4 mm² CON PUNTERAS
EL CUADRO ESTARÁ PERFECTAMENTE ROTULADO
MÓDULOS 48
Cuadro Siemens ALPHA 125 de 3 filas
72 módulos
Dimensiones: 600x600x140 mm
(altoxanchoxfondo)

TODOS LOS CONDUCTORES MAYORES DE 4 mm² CON PUNTERAS
EL CUADRO ESTARÁ PERFECTAMENTE ROTULADO
MÓDULOS 30
Cuadro Siemens ALPHA 125 de 2 filas
48 módulos
Dimensiones: 400x600x140 mm
(altoxanchoxfondo)

TODOS LOS CONDUCTORES MAYORES DE 4 mm² CON PUNTERAS
EL CUADRO ESTARÁ PERFECTAMENTE ROTULADO
MÓDULOS 24
Cuadro Siemens ALPHA 125 de 2 filas
48 módulos
Dimensiones: 400x600x140 mm
(altoxanchoxfondo)

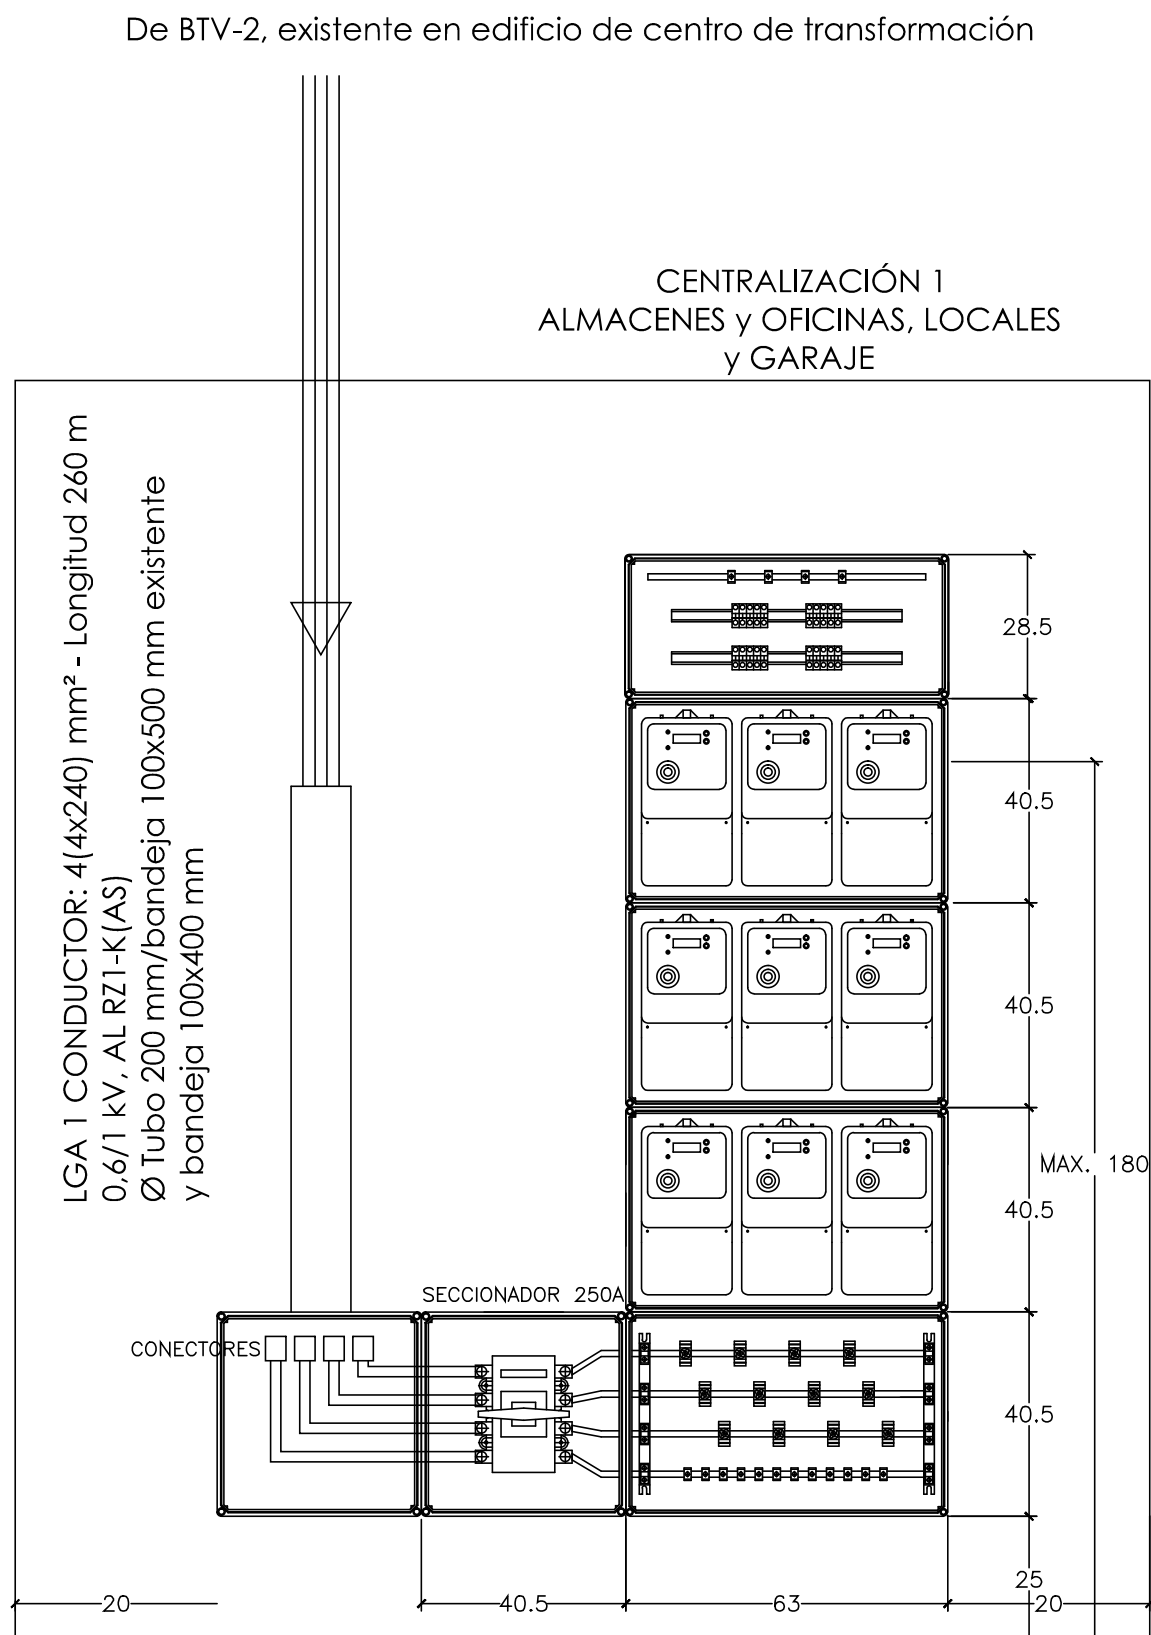

ALBERTO CAMESELLE LAGO
ALBERTO CAMESELLE ALVAREZ

PROYECTO ACONDICIONAMIENTO DE LA NAVE OESTE

SITUACION MUELLE DE COMERCIO, PUERTO DE VIGO.

PROPIEDAD AUTORIDAD PORTUARIA DE VIGO.


PLANO ESQUEMA UNIFILAR REFORMADO


LOS ARQUITECTOS

FECHA NOVIEMBRE 2018

ESCALA S/E.

PLANO N° IE-04

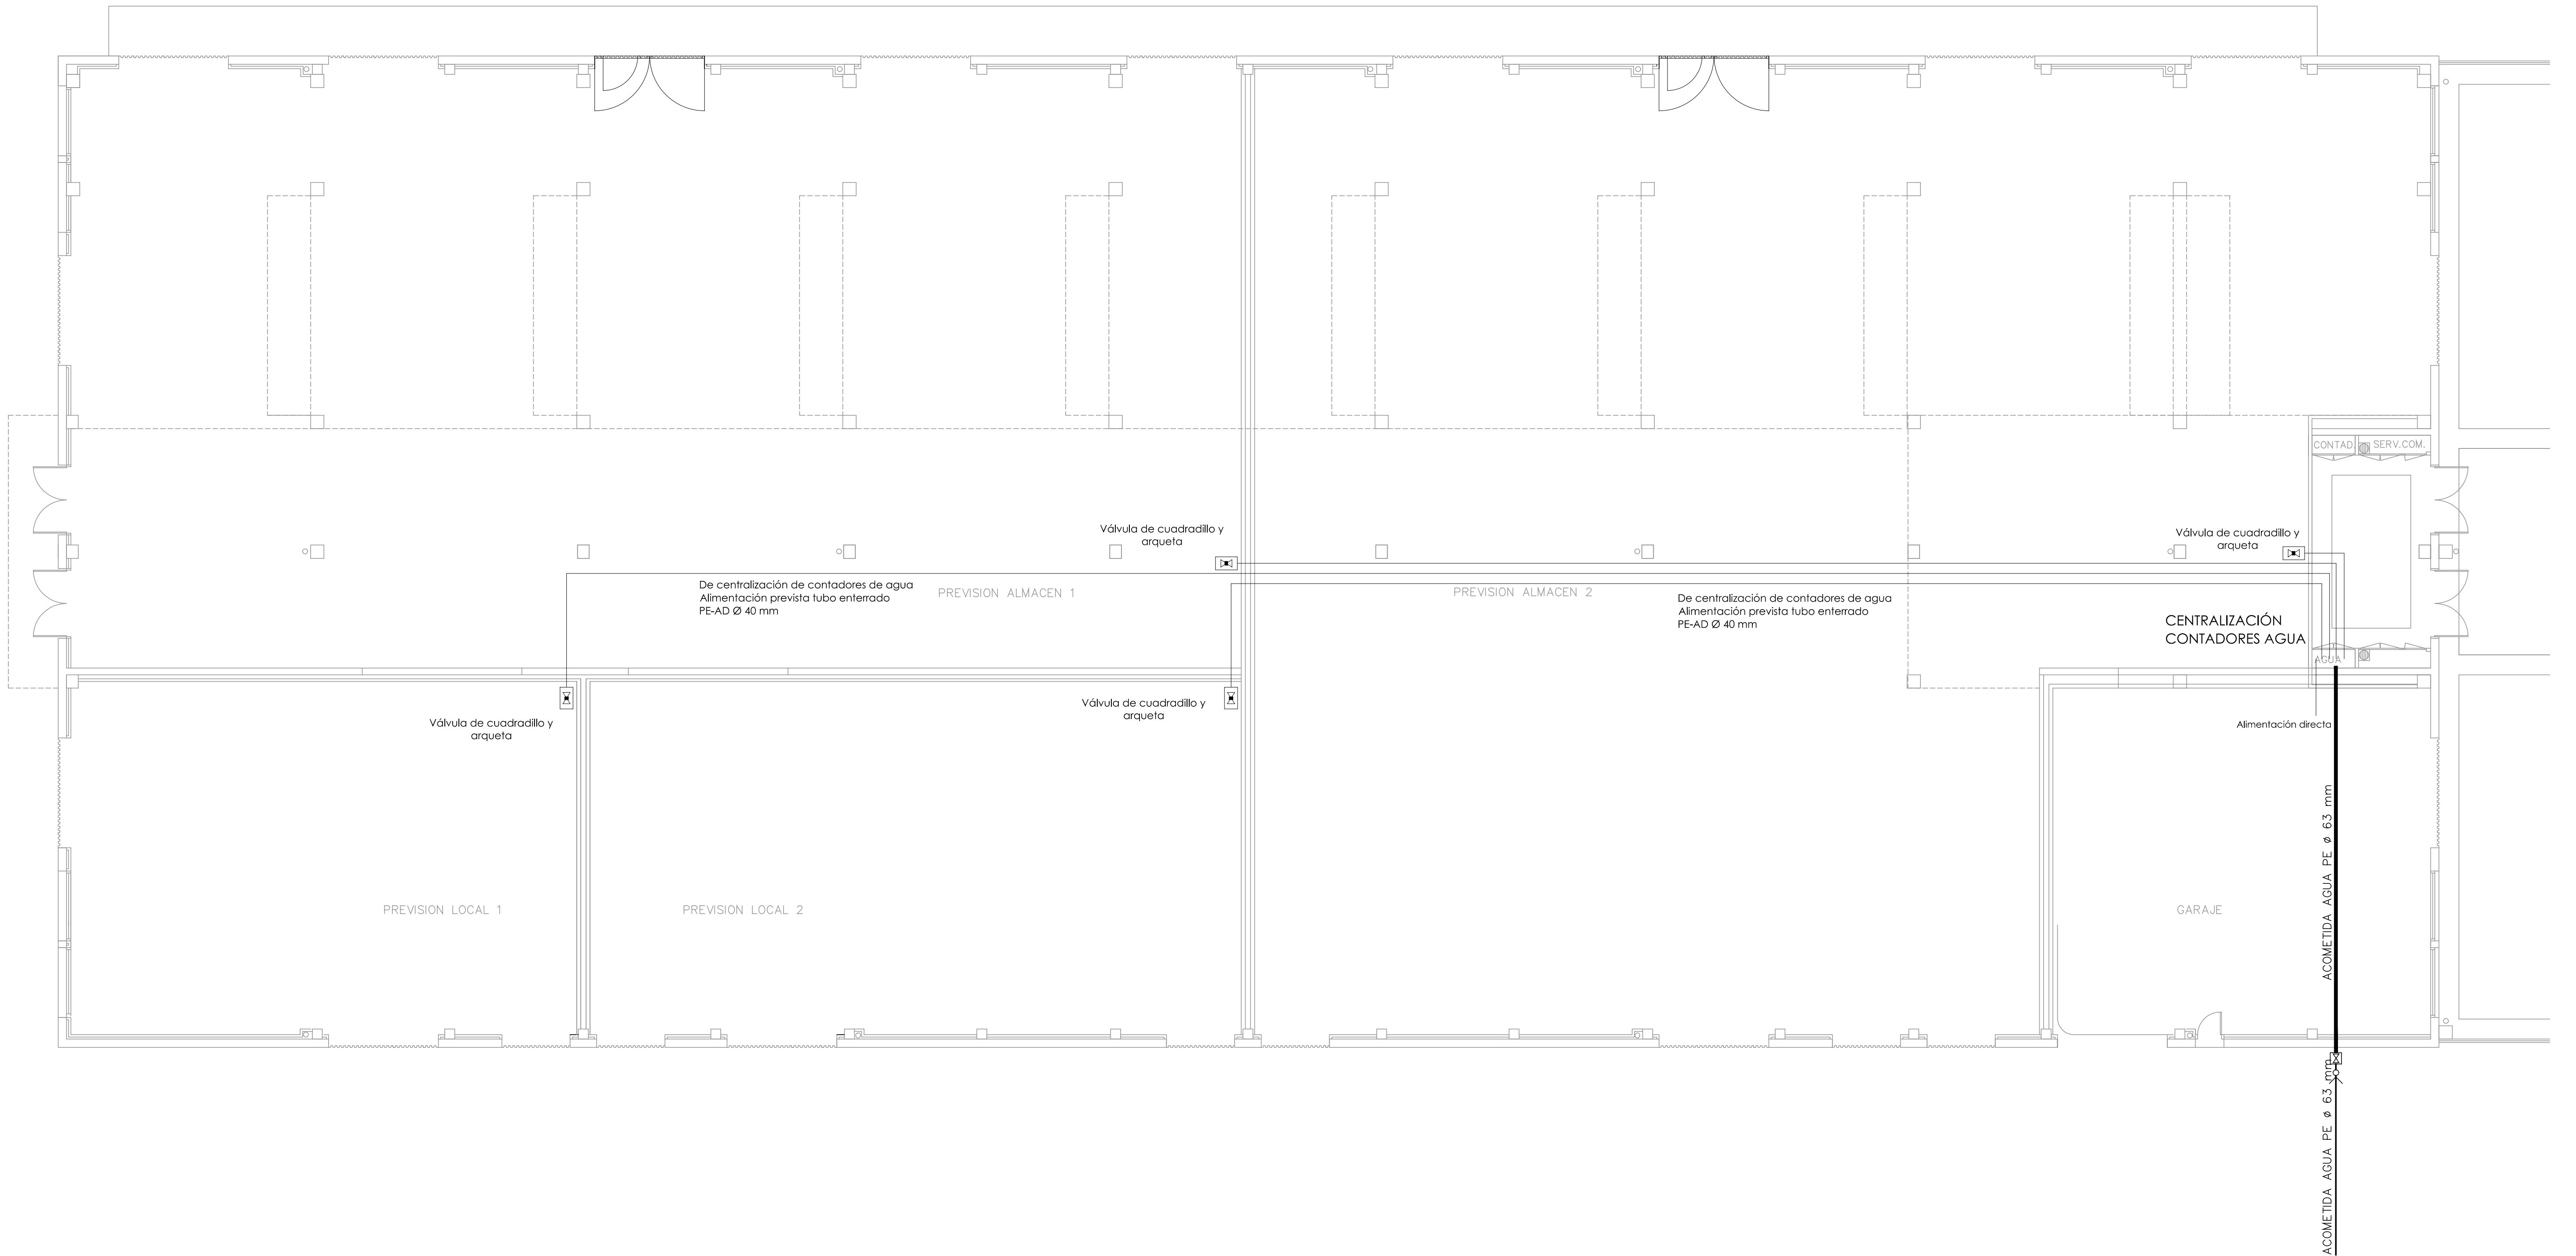

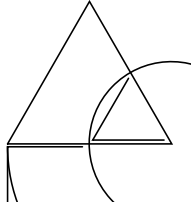

ALBERTO CAMESELLE LAGO
ALBERTO CAMESELLE ALVAREZ

FECHA NOVIEMBRE 2018

PROYECTO ACONDICIONAMIENTO DE LA NAVE OESTE

SITUACION MUELLE DE COMERCIO, PUERTO DE VIGO.
PROPIEDAD AUTORIDAD PORTUARIA DE VIGO.

PLANO INSTALACIÓN FONTANERÍA REFORMADA


LOS ARQUITECTOS

ESCALA 1/100


PLANO Nº IF-02

CODIGO CAD
SUSTITUYE AL
SUSTITUIDO POR


MANUEL NUNEZ Nº 2 - PL.4 - VIGO- TEL.986221903
E-MAIL: comesellealvarez@coag.es

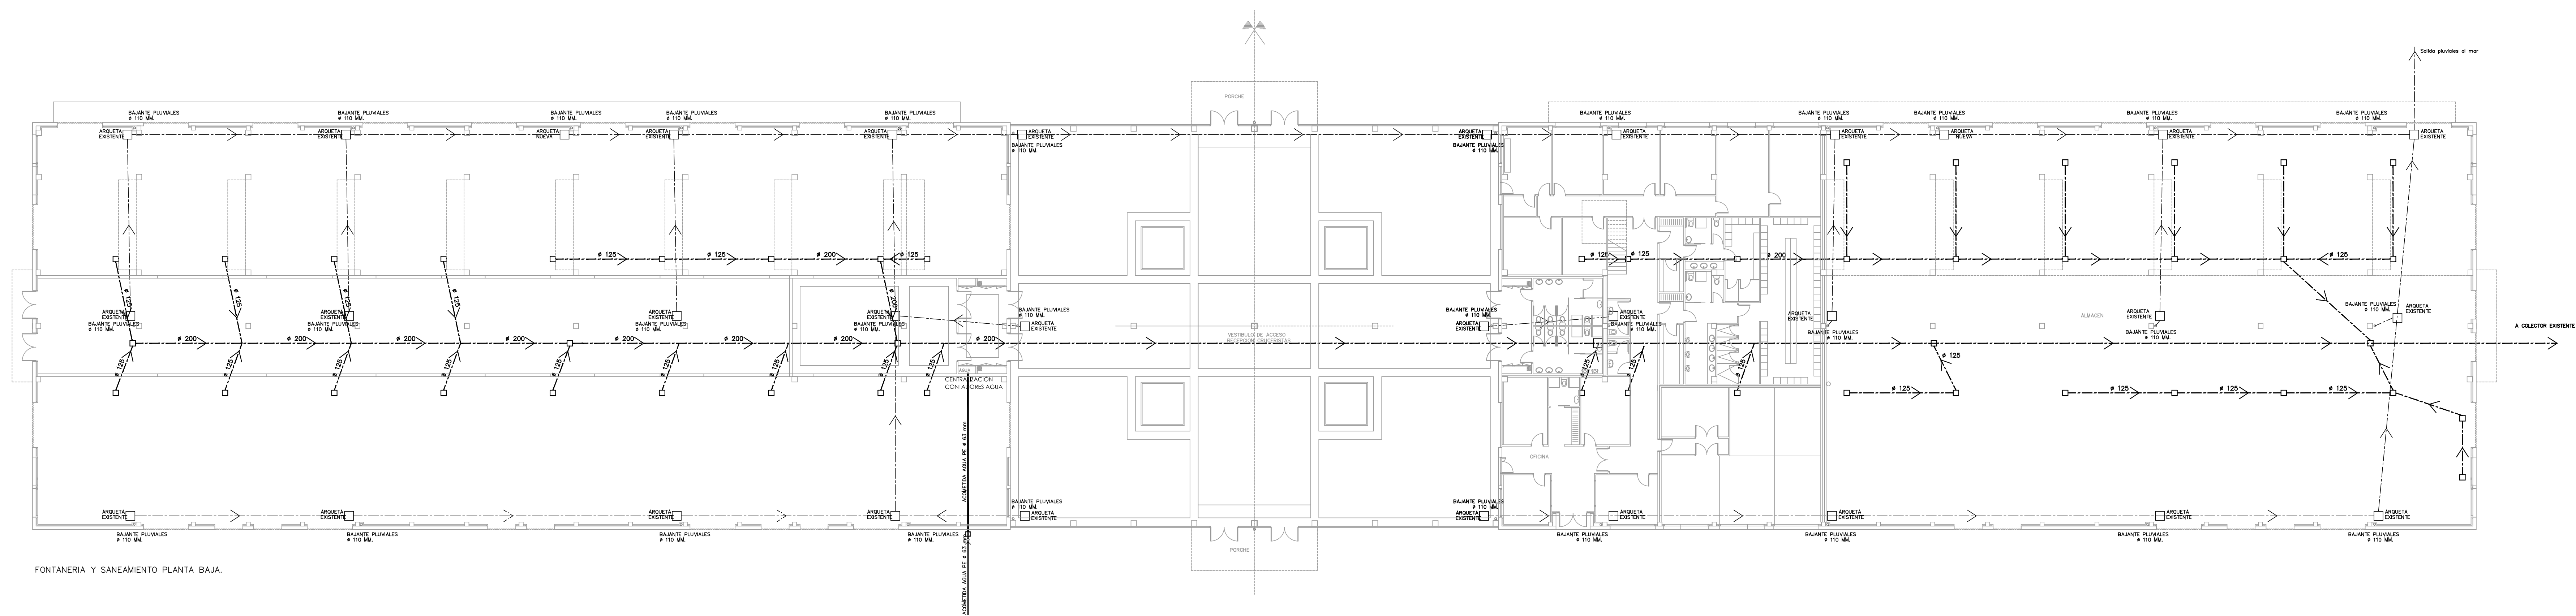

FONTERIA Y SANEAMIENTO PLANTA BAJA

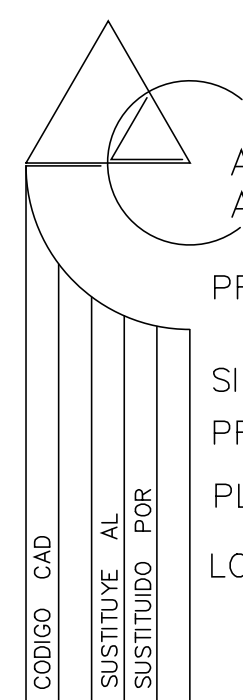

ALBERTO CAMESELLE LAGO
ALBERTO CAMESELLE ALVAREZ
FECHA: NOVIEMBRE 2.018
PROYECTO: ACONDICIONAMIENTO DE LA NAVE OESTE
SITUACION: MUELLE DE COMERCIO, PUERTO DE VIGO.
PROPIEDAD: AUTORIDAD PORTUARIA DE VIGO.
PLANO: INST. FONTERIA y SANEAMIENTO EXISTENTE
LOS ARQUITECTOS
ESCALA: 1/200
PLANO Nº IFS-01
MANUEL NÚÑEZ Nº 2 - PL. 4 - MOO - TEL. 986221903
E-MAIL: comesselalvarez@coag.es

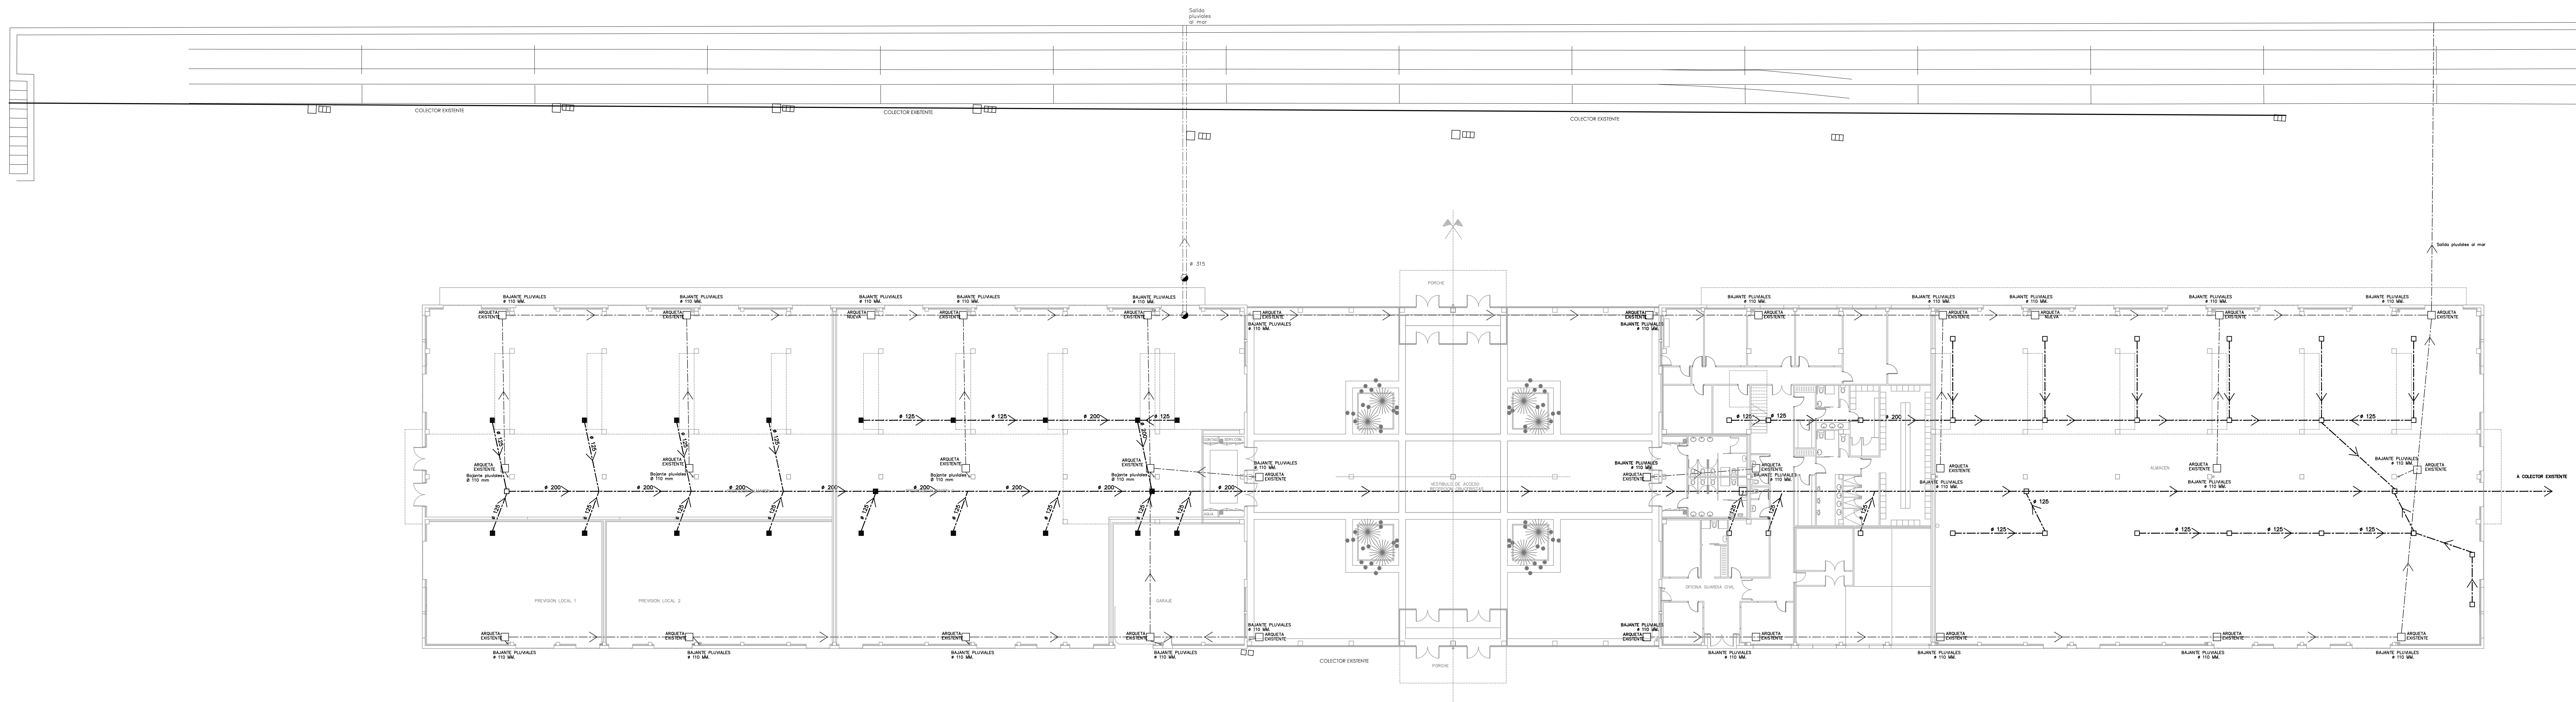


SIMBOLOGÍA SANEAMIENTO Y PLUVIALES

Sumidero con caldereta 300x300-125/110

Pozo de registro saneamiento pluviales

Tubería enterrada pendiente mínima 2%

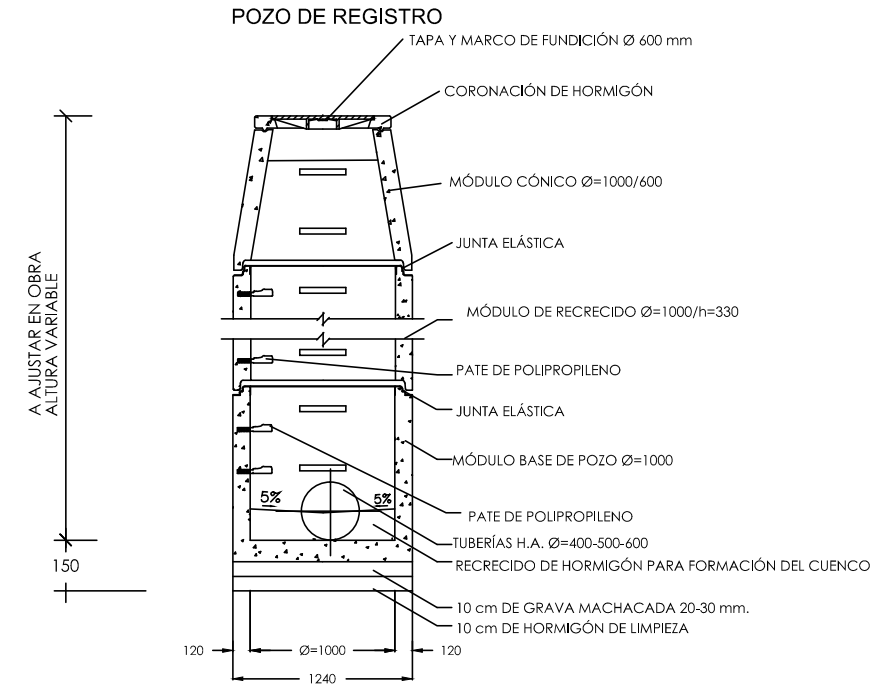


ALBERTO CAMESELLE LAGO
ALBERTO CAMESELLE ALVAREZ
PROYECTO ACONDICIONAMIENTO DE LA NAVE OESTE

SITUACIÓN MUELLE DE COMERCIO, PUERTO DE VIGO.
PROPIEDAD AUTORIDAD PORTUARIA DE VIGO.
PLANO INSTALACIÓN SANEAMIENTO REFORMADO
LOS ARQUITECTOS


FECHA NOVIEMBRE 2018
ESCALA 1/200
PLANO N° IS-02

MANUEL NUÑEZ Nº 2 - PL. 4 - MOO - TEL. 986221903
E-MAIL: camesealvarez@coag.es

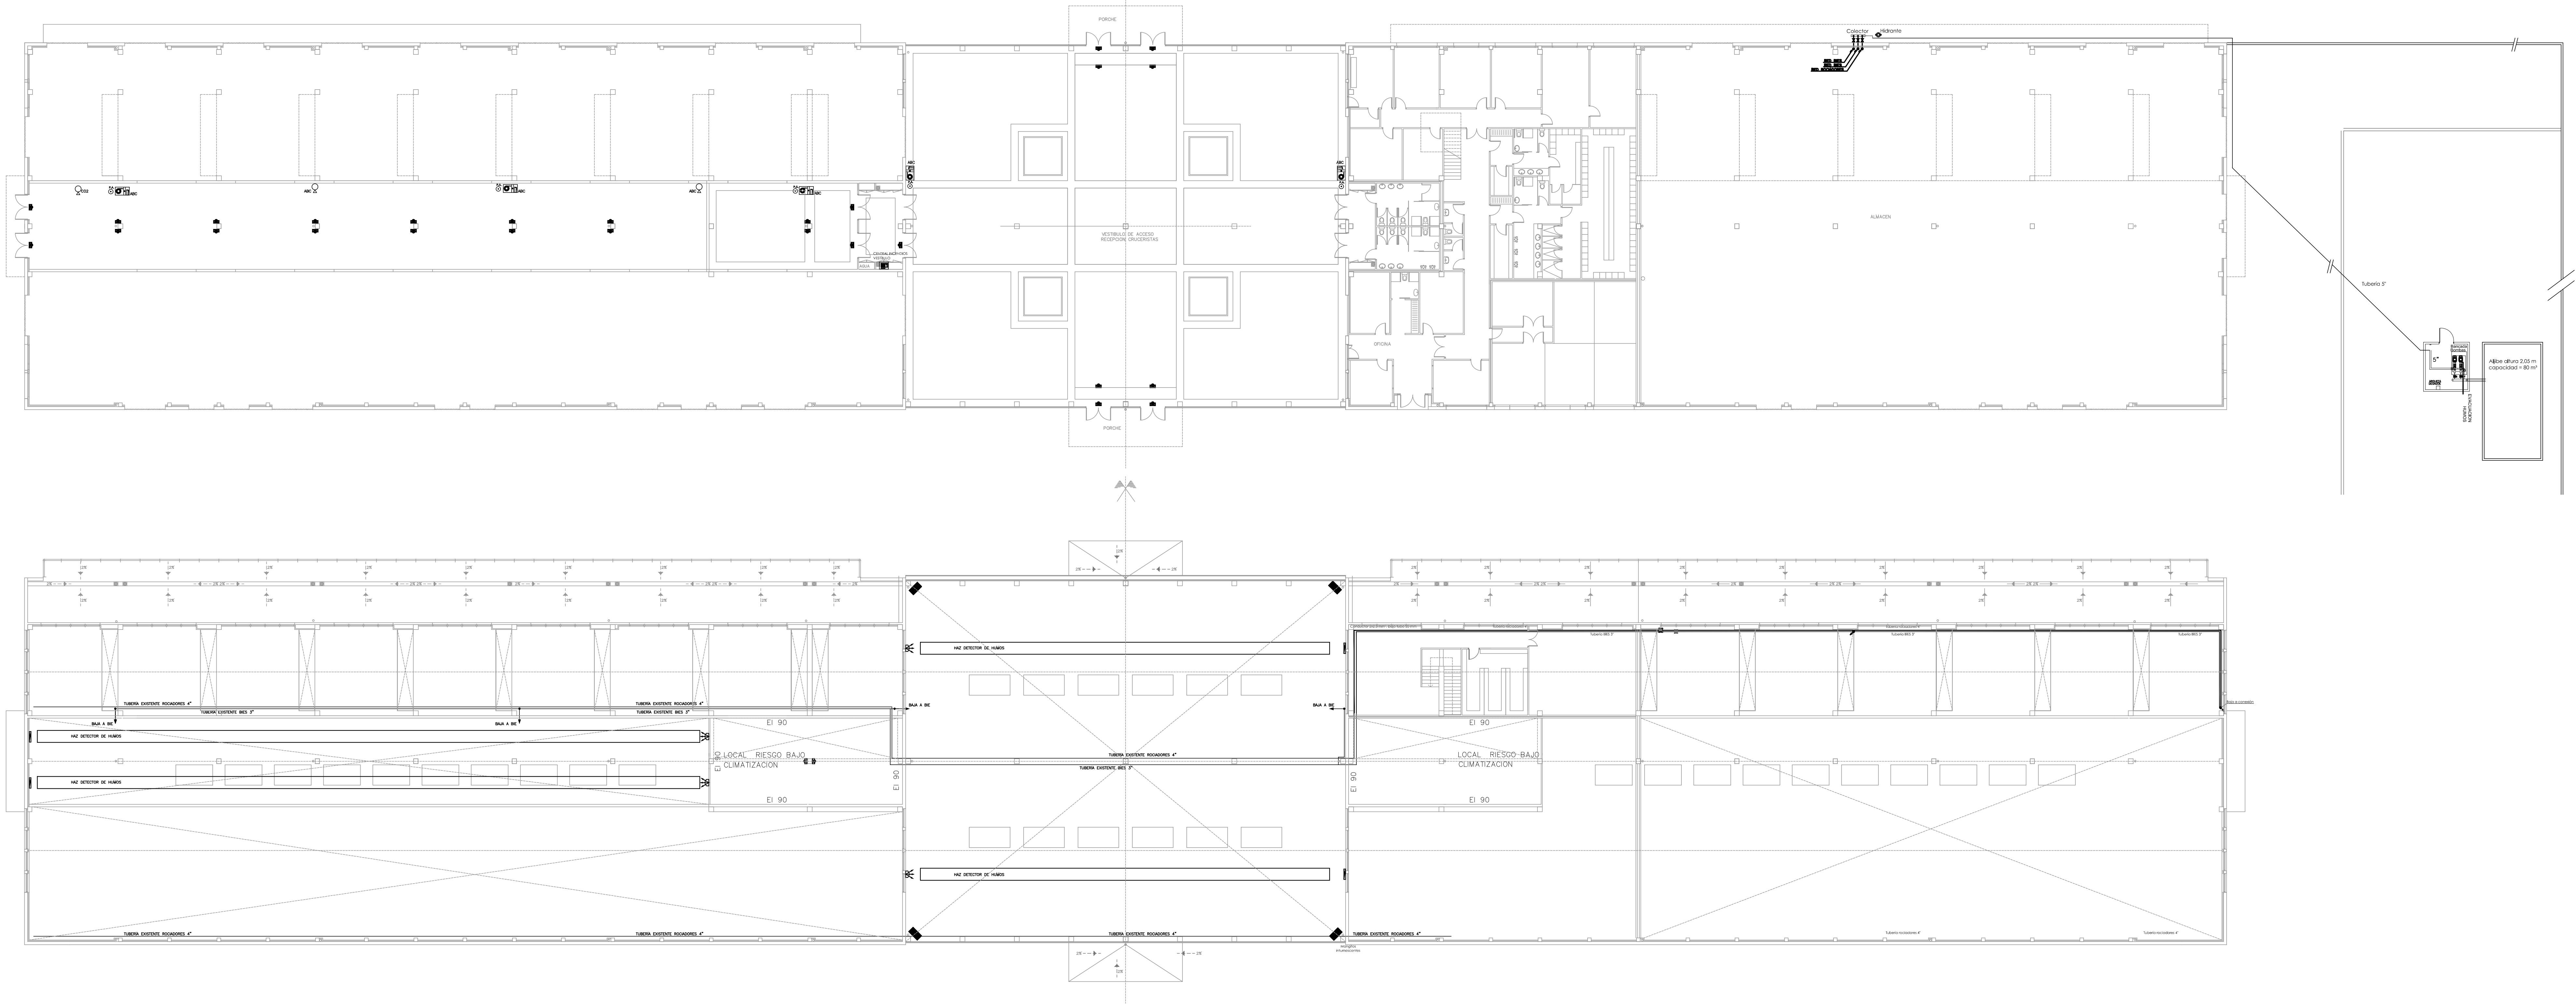

SIMBOLOGÍA PROTECCIÓN CONTRA INCENDIOS	
	Central de alarma de incendios
	Módulo de control M701
	Módulo M10
	Toma de fachada IPF-41
	Extintor ABC 6 kg 27A-183B h=1,70 m
	Extintor CO2 5 kg-89B, h=1,70 m
	Compensador distribución brida
	Manguito intumescente

Nota:
Las faas de incendios se realizará con conductor LHR 2x1,5 mm² resistente al fuego bajo tubo de Ø20


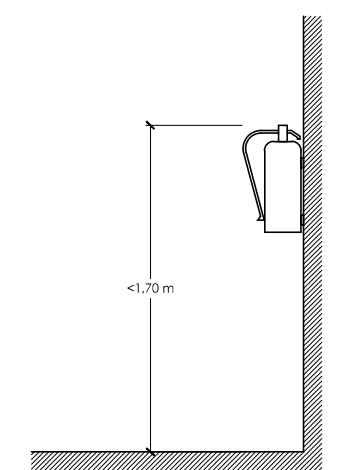


COLOCACIÓN DE EXTINTOR

CODIGO: CAD
AUTOR: AL
SUSTITUIDO: POR

ALBERTO CAMESELLE LAGO
ALBERTO CAMESELLE ALVAREZ
FECHA NOVIEMBRE 2018
PROYECTO ACONDICIONAMIENTO DE LA NAVE OESTE
SITUACION MUELLE DE COMERCIO, PUERTO DE VIGO.
PROPIEDAD AUTORIDAD PORTUARIA DE VIGO.
PLANO INSTALACIÓN CONTRA INCENDIOS EXISTENTE
LOS ARQUITECTOS
ESCALA: 1/200
PLANO N° ISI-01

MANUEL NÚÑEZ Nº 2 - PL. 4 - VIGO - TEL. 986221903
E-MAIL: camesealvarez@coag.es

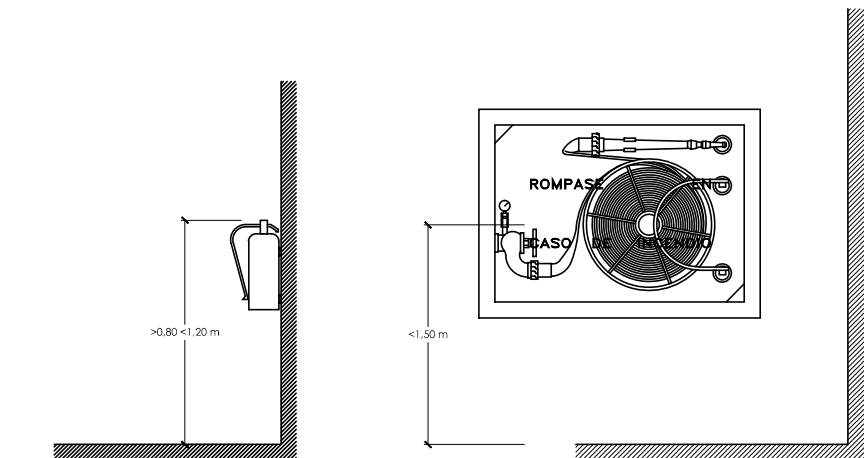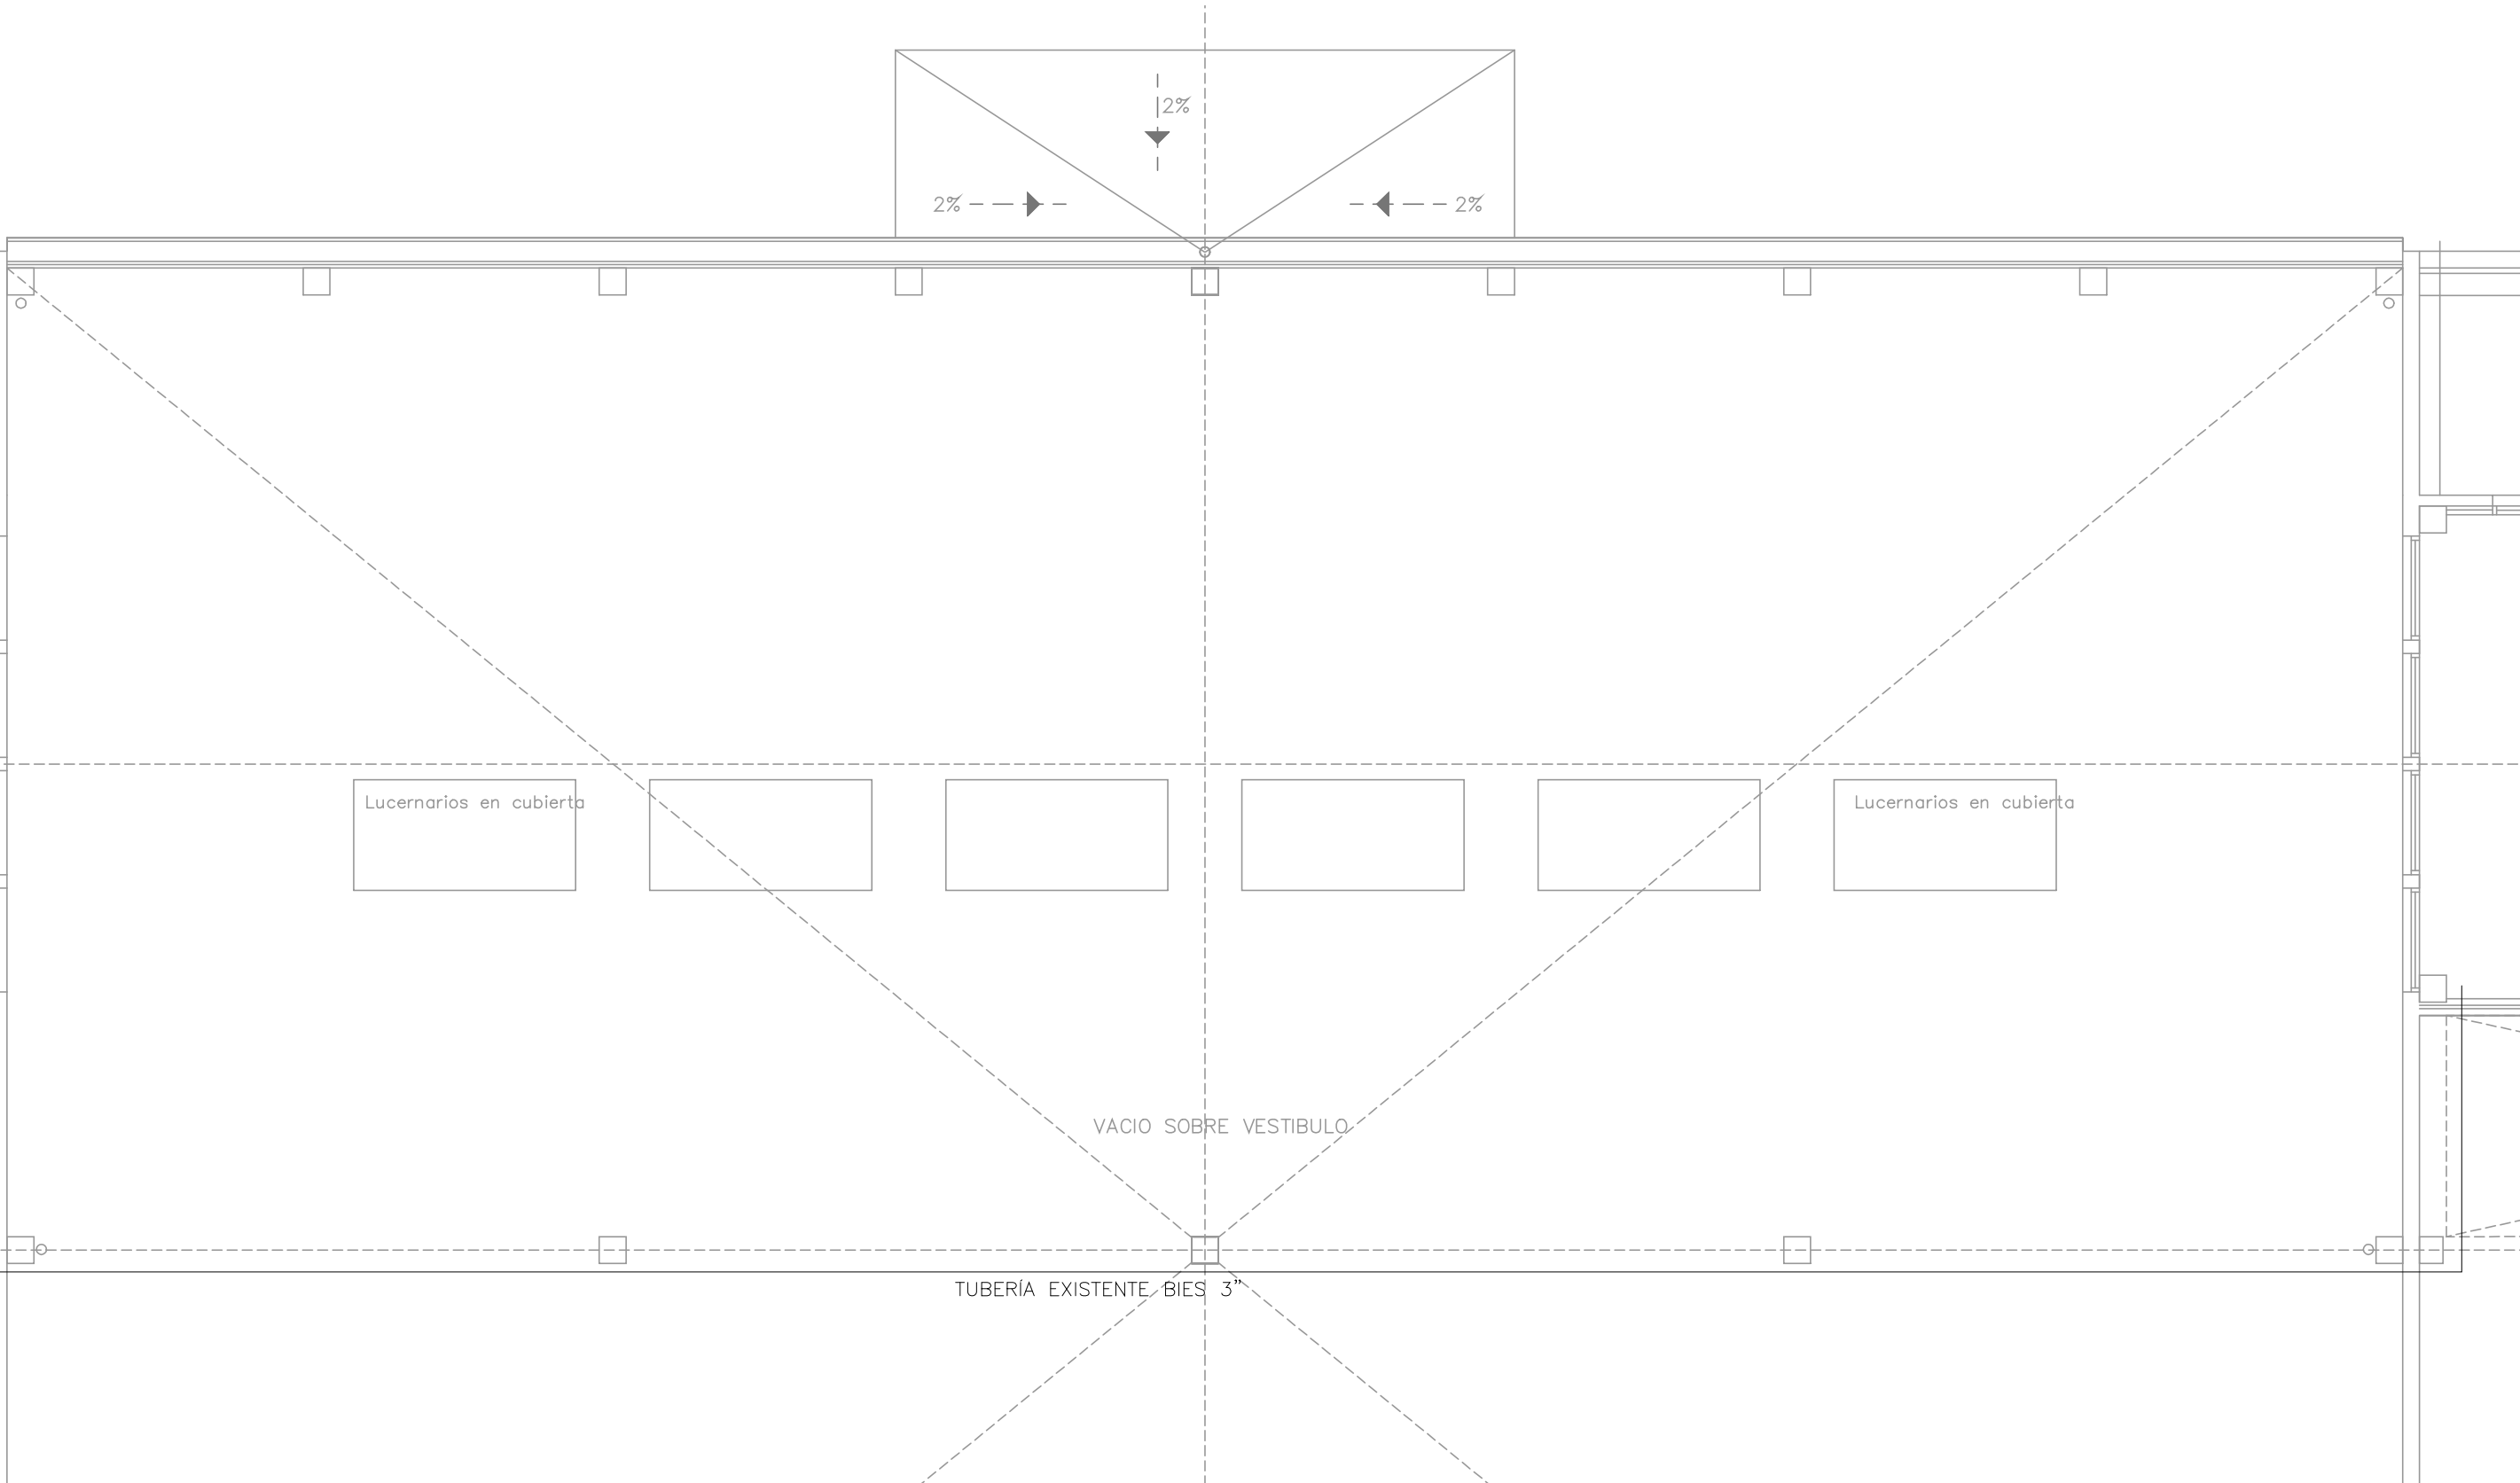

INSTALACIÓN DE BIE

SIMBOLÓGICA PROTECCIÓN CONTRA INCENDIOS

	Central de alarma de incendios convencional
	Central de alarma de incendios analógica
	Detector óptico analógico (≤40 m²)
	Sensor-flosh de alarma interior
	Sensor-flosh, IP65 exterior
	Pulsador de alarma
	Extintor ABC 6 kg 27A-183B, 0.8 < h ≤ 1.20 m
	Extintor CO2 5 kg 89B, 0.8 < h ≤ 1.20 m
	Armario BEB 25 mm 25 m, h = 1.10 m. UNE 671
	Armario compuesto de BEB 25 m, exterior
	Trincheira de extintor de alarma, h = 1,10 m
	Señal fotoluminiscente
	Señal fotoluminiscente pulsador
	Señal fotoluminiscente de salida de emergencia
	Válvula de corte
	Tubería tramo ascendente
	Tubería tramo descendente
	Detector lineal
	Reflector
	Emisor 350 Lum, IP65

El lazo de incendios se realizará con conductor UHR 2x1,5 mm² resistente al fuego bajo tubo de Ø20

FECHA NOVIEMBRE 2018

PROYECTO ACONDICIONAMIENTO DE LA NAVE OESTE

SITUACION MUELLE DE COMERCIO, PUERTO DE VIGO

PROPIEDAD AUTORIDAD PORTUARIA DE VIGO

PLANO INSTA
OS ARQUITECTOS

SCALA1/100

PLANO Nº ISI-02

MANUEL NUNEZ Nº 2- PL.4 - VIGO- TEL.98522190
E-MAIL: camelelealvarez@cooq.e